

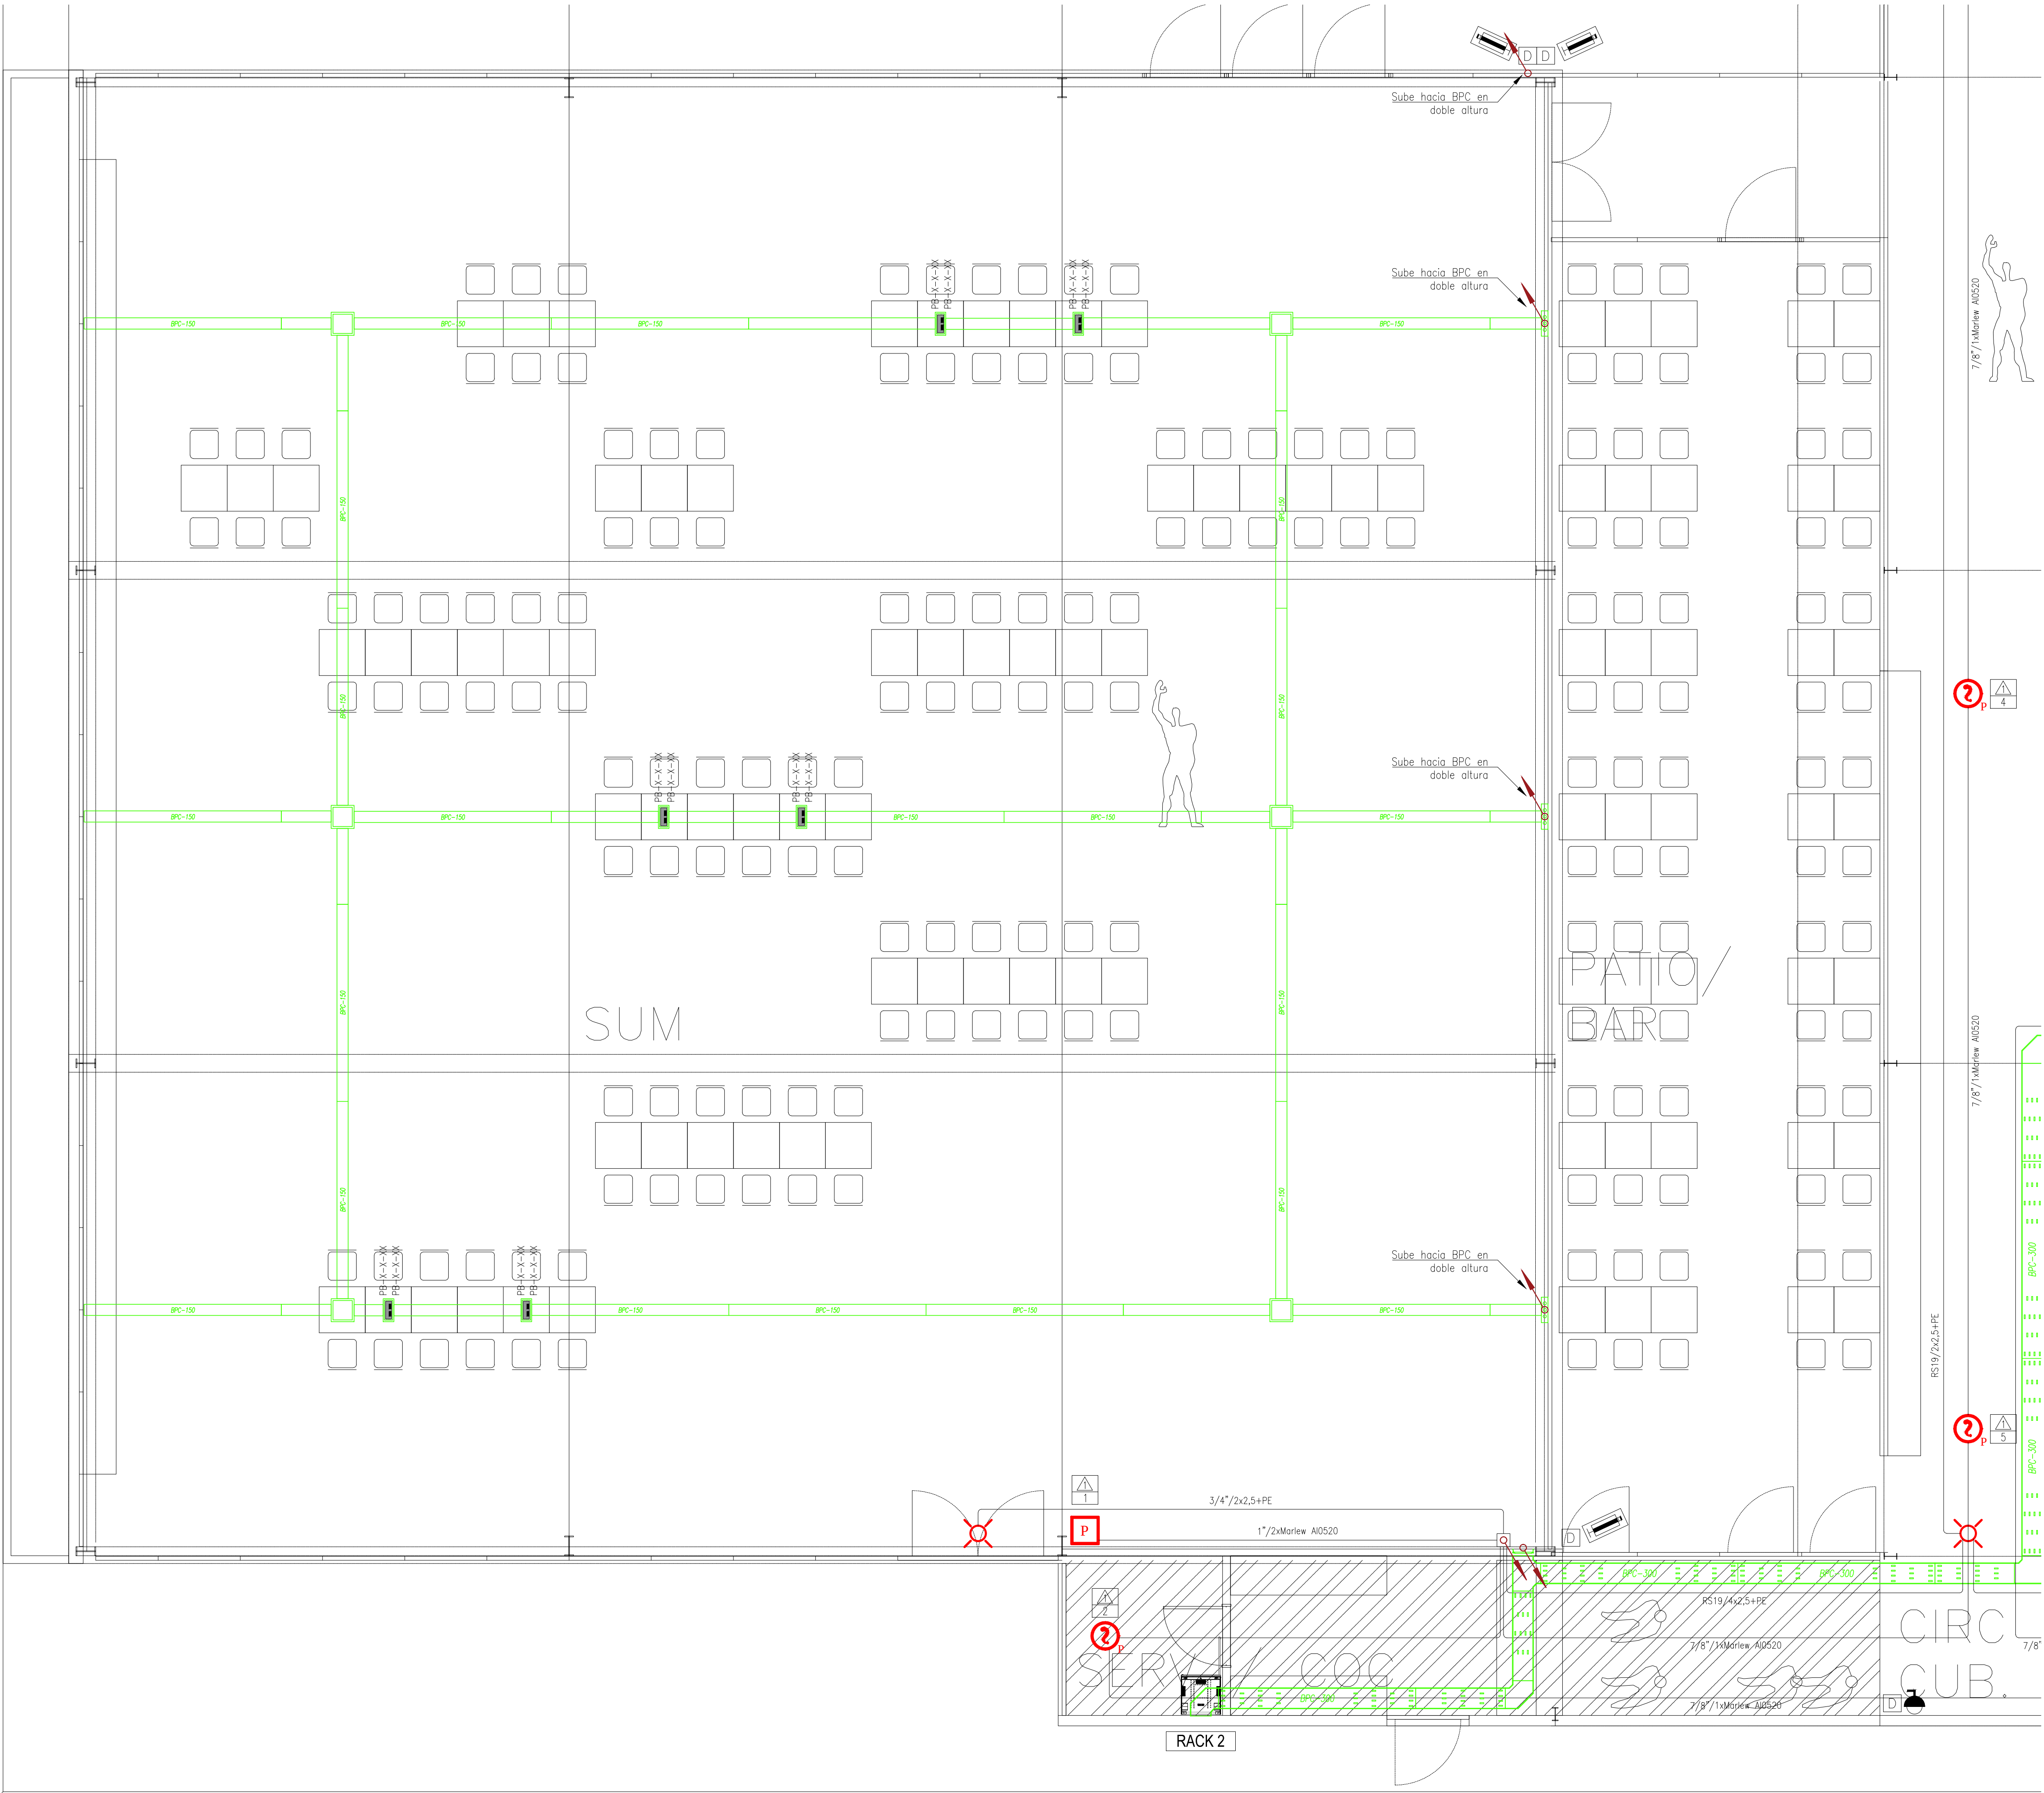
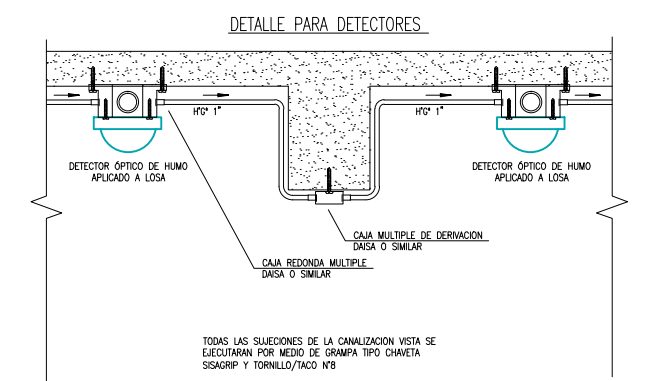
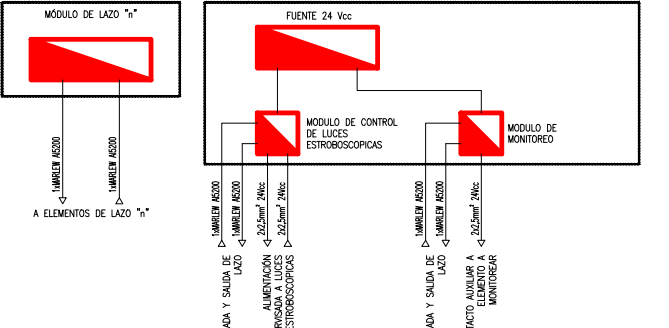



NOTA: TODAS LAS MEDIDAS DEBERÁN SER REPLANTADAS EN OBRA.

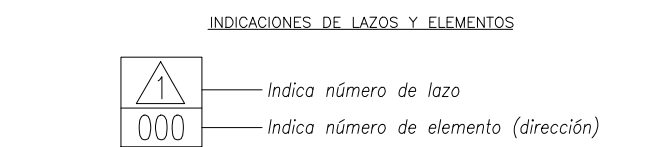

REFERENCIAS	
	Bandeja portacables de chapa perforada. Ala 50 mm, espesor 1,24 mm. Ancho indicado.
	Bandeja portacables tipo escalera. Ala 64 mm, espesor 1,60 mm. Ancho indicado.
	Cable RS embutido o sobre cielorraso tipo RS (Semipesado).
	Cable a la vista tipo cincada DASA o similar, cajas de pase de aluminio IP65.
	Cable de PVC semirígido para instalaciones enterradas o por piso.
	Indican canalizaciones que bajan o suben de nivel.
	Caja de pase.
	Jack modular RJ45. Voz y datos.
	Access point para wifi.
	Caja de pase para cable HDMI para conexión de pantalla/proyector. (Canalización mínima 2").
	Rack de comunicaciones de 19".
	Cámara tipo minidomo de CCTV.
	Cámara tipo bullet de CCTV, alimentación PoE, apta para exteriores.
	Indicador luminoso y pulsador para llamada baño adaptado.
	Detector óptico direccionable de humo FSP-951 de Notifier.
	Pulsador de incendio manual con cristal NBS-12LS-SP de Notifier.
	Módulo de monitoreo direccionable FMM-1 de Notifier.
	Módulo NAC de 6 canales modelo XP6-C de Notifier.
	Central de detección de incendio NSF-640 de Notifier.
	Luz estroboscópica 24vac con sirena modelo P2WL-SP de Notifier.
	Barrera infrarroja modelo FSB-200 de Notifier.
	Cable a la vista o embutido interior para el sistema de detección de incendio.
	Cable a la vista o embutido interior para líneas de 24 Vcc.
	Caja de piso tipo Cambre provista de dos tomacorrientes blancos de 2x10A+T c/u y dos espacios para puertos RJ45 de datos.
	Accesorios Samet, tapa curva vertical, tapa de caja 30x15cm, tapa de caja 30x30cm.
	Bandeja portacable para canalización bajo piso tipo Samet, 150mm.
	Puerto de datos para zocaloducto compuesto por dos bocas RJ45.

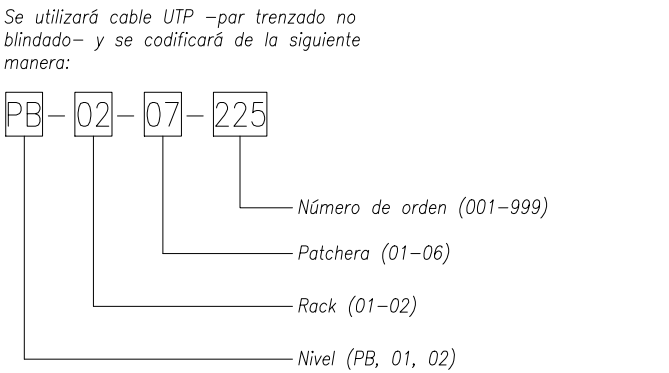


NOTA: TODAS LAS MEDIDAS DEBERÁN SER REPLANTADAS EN OBRA.



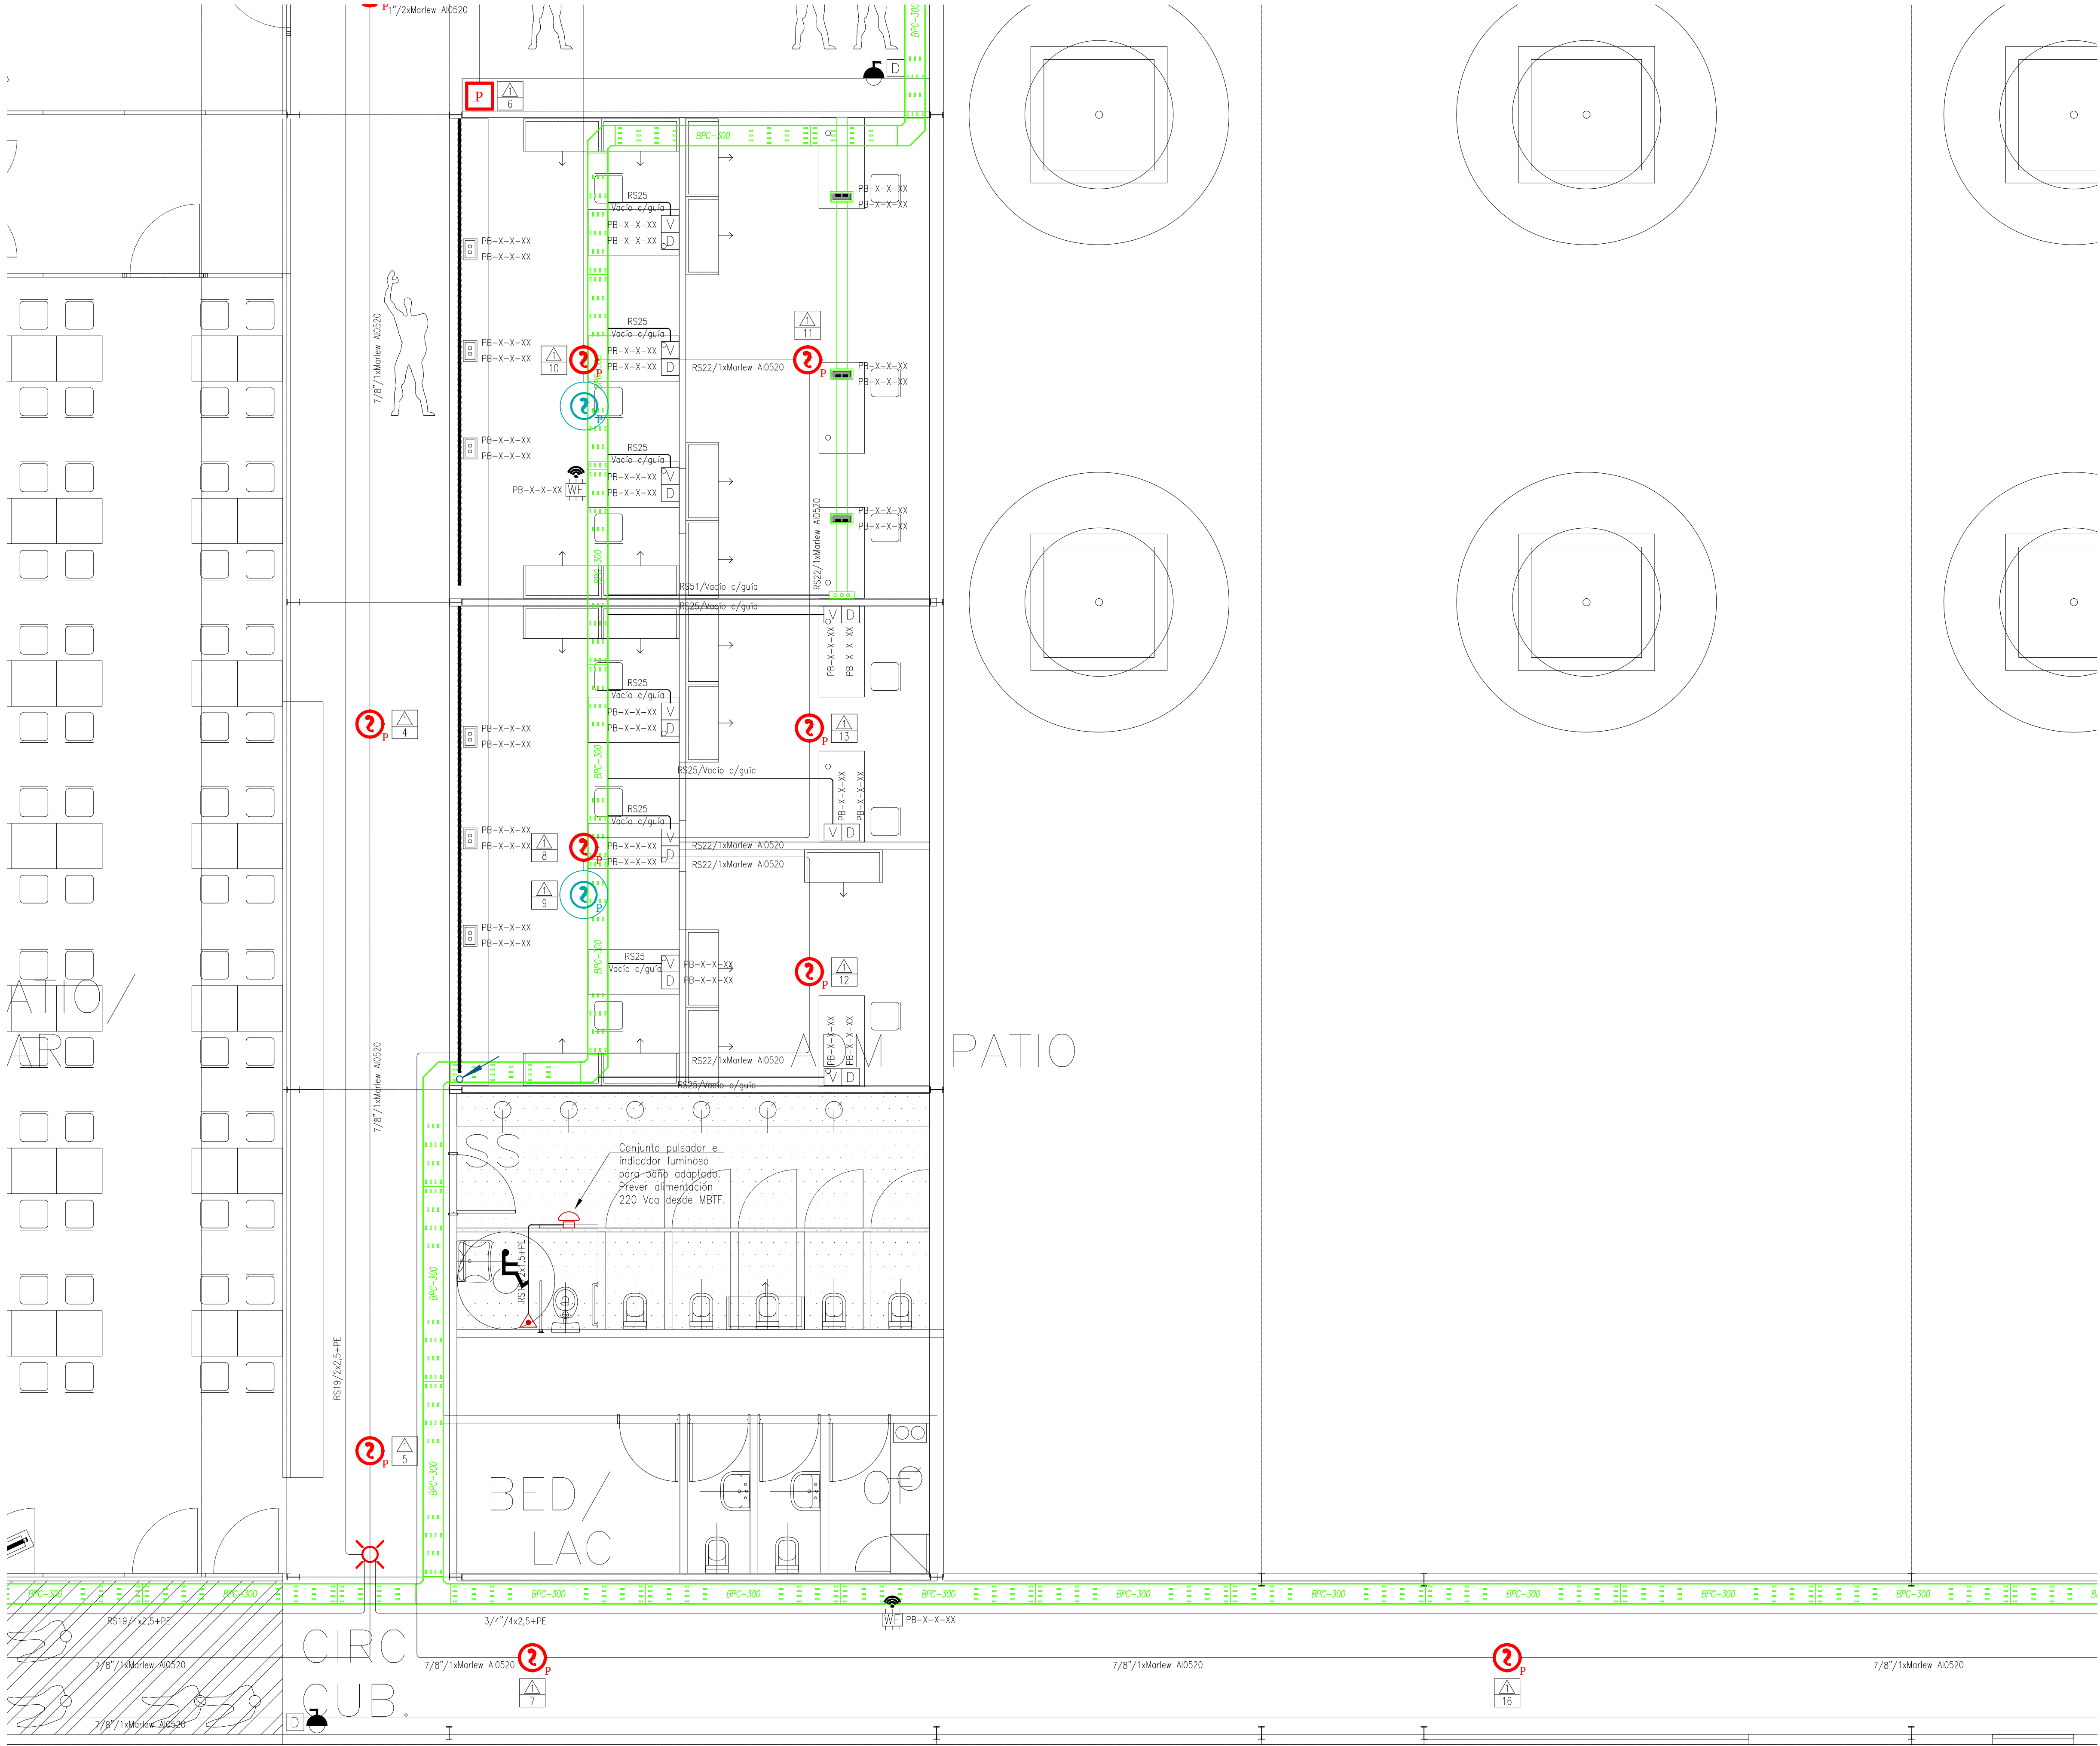



REFERENCIAS	
	Bandeja portables de chapa perforada. Ala 50 mm, espesor 1,24 mm. Ancho indicado.
	Bandeja portables tipo escalera. Ala 64 mm, espesor 1,60 mm. Ancho indicado.
	Cañería embutida o sobre cielorraso tipo RS (Semipesado).
	Cañería a la vista tipo cincada D45A o similar, cajas de pase de aluminio IP65.
	Cañería de PVC semirígida para instalaciones enterradas o por piso.
	Indican canalizaciones que bajan o suben de nivel.
	Caja de pase.
	Jack modular RJ45. Voz y datos.
	Access point para wifi.
	Caja de pase para cable HDMI para conexión de pantalla/proyector. (Canalización mínima 2")
	Rack de comunicaciones de 19".
	Cámara tipo minímoda de CCTV.
	Cámara tipo bullet de CCTV, alimentación PoE, óptica para exteriores.
	Indicador luminoso y pulsador para llamada baño adaptado.
	Detector óptico direccional de humo FSP-951 de Notifier.
	Pulsador de incendio manual con cristal NBS-12LS-SP de Notifier.
	Módulo de monitoreo direccional FMM-1 de Notifier.
	Módulo NAC de 6 canales modelo XPB-C de Notifier.
	Central de detección de incendio NSF-640 de Notifier.
	Luz estroboscópica 24vcc con sirena modelo P2WL-SP de Notifier.
	Barrera infrarroja modelo FSB-200 de Notifier.
	Cañería a la vista o embutida interior para el sistema de detección de incendio.
	Cañería a la vista o embutida interior para líneas de 24 Vcc.
	Caja de piso tipo Cambre provista de dos tomacorrientes blancos de 2x10A+T c/u y dos espacios para puestos RJ45 de datos.
	Accesorios Samet, tapa curva vertical, tapa de caja 30x15cm, tapa de caja 30x30cm.
	Bandeja portable para canalización bajo piso tipo Samet, 150mm.
	Puesto de datos para zocaloducto compuesto por dos bocas RJ45.

Se utilizará cable UTP -par trenzado no blindado- y se codificará de la siguiente manera:

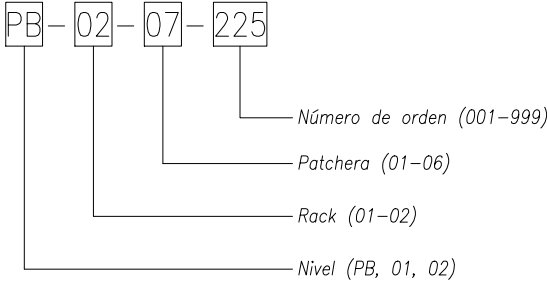

INDICACIONES DE LAZOS Y ELEMENTOS

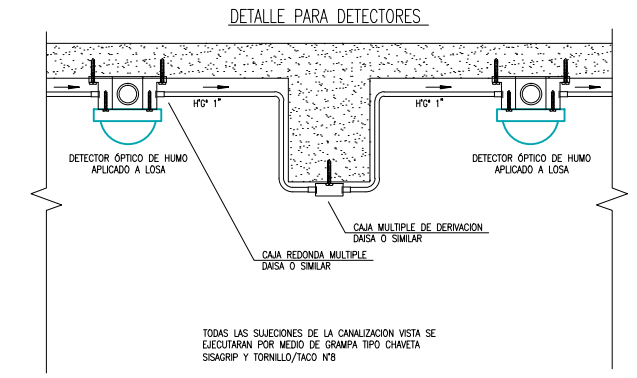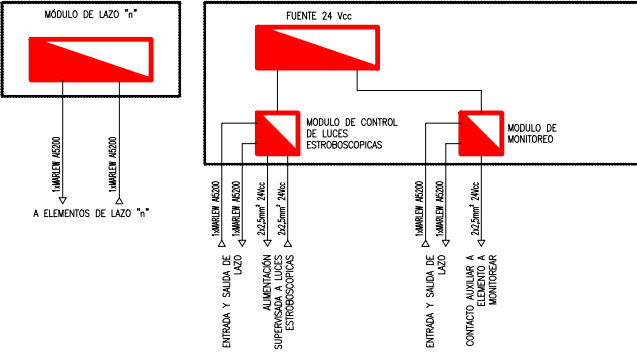 

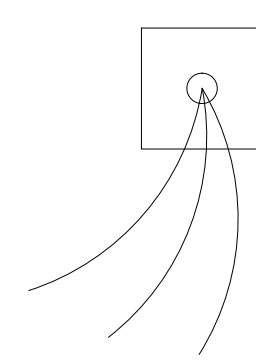

Se utilizará cable UTP –par trenzado no blindado– y se codificará de la siguiente manera:

 



Diagrama de codificación de cable UTP:

- Número de orden (001-999)
- Patchera (01-06)
- Rock (01-02)
- Nivel (PB, 01, 02)




PLANO: CANALIZACIONES CD Y DI 4	ESCALA: 1: 50	PLANO N° IE20	
TIPO: SEDE BERAZATEGUI - I ELECTRICA	FECHA: 15/12/2022		
ARCHIVO:	REV: 0		

NOTA: TODAS LAS MEDIDAS DEBERÁN SER REPLANTADAS EN OBRA.


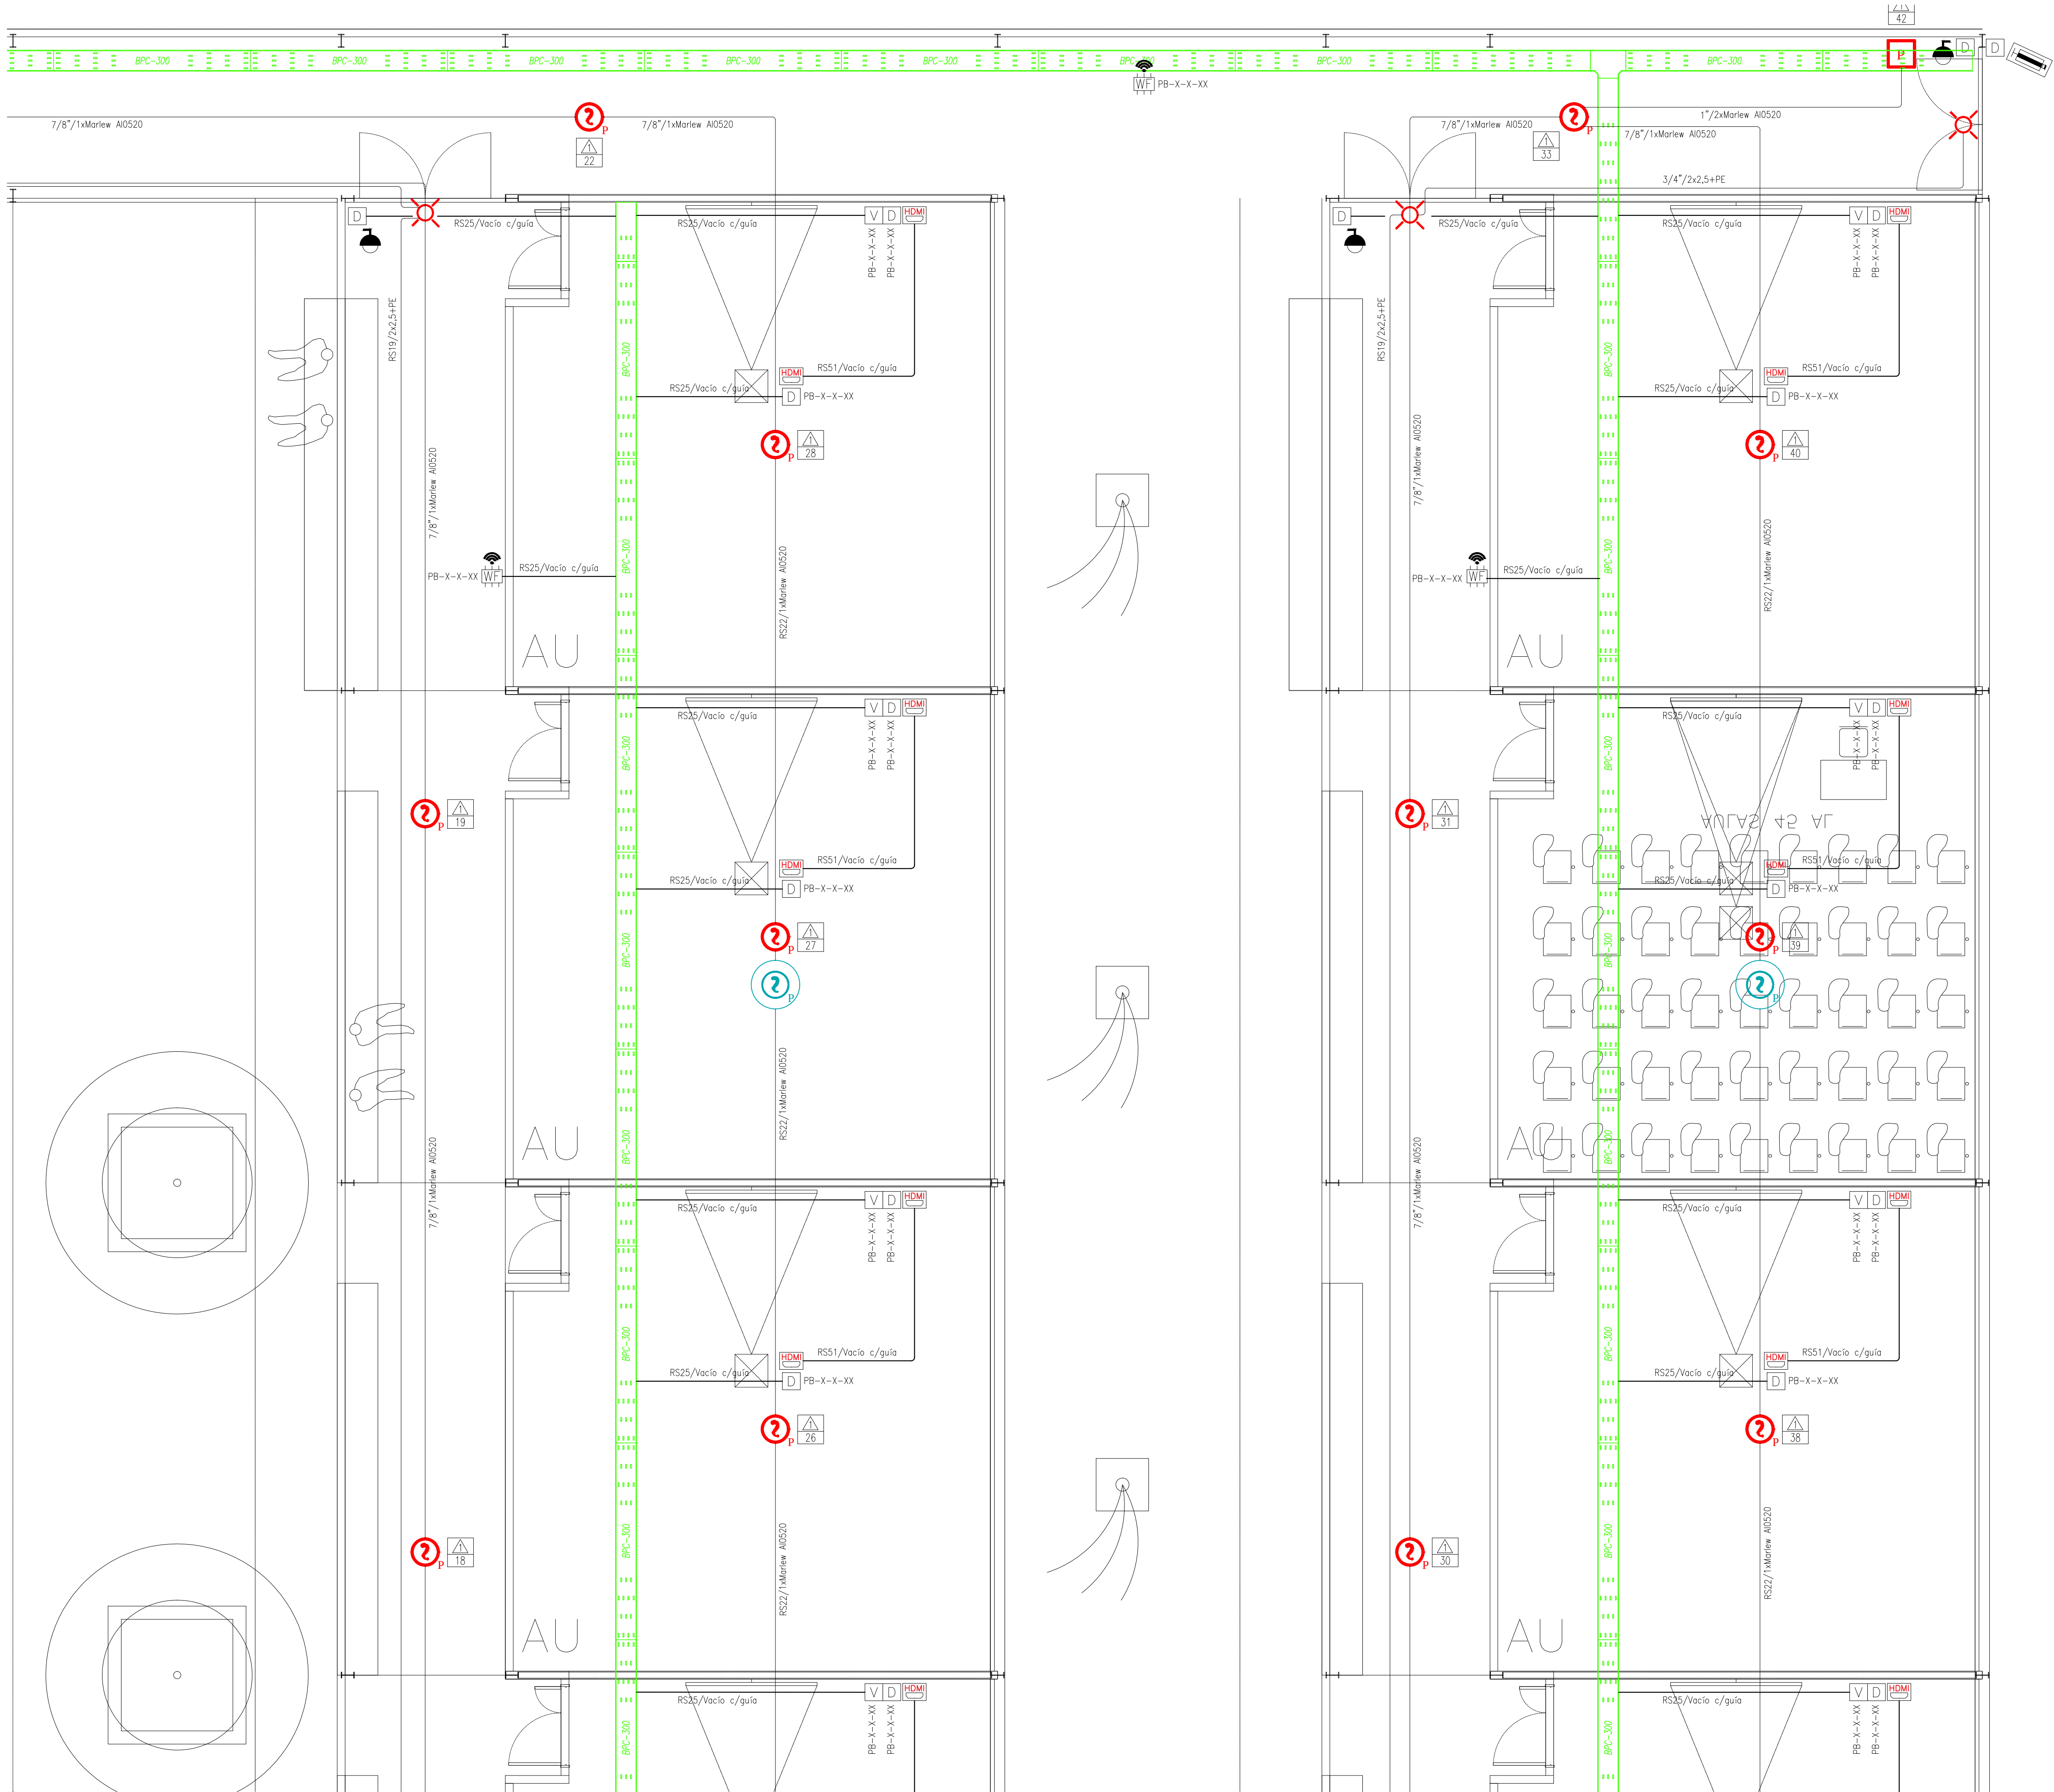


REFERENCIAS	
	Bandeja portacables de chapa perforada. Ala 50 mm, espesor 1,24 mm. Ancho indicado.
	Bandeja portacables tipo escalera. Ala 64 mm, espesor 1,60 mm. Ancho indicado.
	Catetera embutida o sobre cielloraso tipo RS (Semipesada).
	Catetera a la vista tipo cincada D45A o similar, cajas de pase de aluminio IP65.
	Catetera de PVC semirígida para instalaciones enterradas o por piso.
	Indican canalizaciones que bajan o suben de nivel.
	Caja de pase.
	Jack modular RJ45. Voz y datos.
	Access point para wifi.
	Caja de pase para cable HDMI para conexión de pantalla/proyector. (Canalización mínima 2")
	Rack de comunicaciones de 19".
	Cámara tipo minidomo de CCTV.
	Cámara tipo bullet de CCTV, alimentación PoE, apta para exteriores.
	Indicador luminoso y pulsador para llamada baño adaptado.
	Detector óptico direccionable de humo FSP-951 de Notifier.
	Pulsador de incendio manual con cristal NBS-12LS-SP de Notifier.
	Módulo de monitoreo direccionable FMM-1 de Notifier.
	Módulo NAC de 6 canales modelo XPB-C de Notifier.
	Central de detección de incendio NSF-640 de Notifier.
	Luz estroboscópica 24vac con sirena modelo P2WL-SP de Notifier.
	Barrera infrarroja modelo FSB-200 de Notifier.
	Catetera a la vista o embutida interior para el sistema de detección de incendio.
	Catetera a la vista o embutida interior para líneas de 24 Vcc.
	Caja de piso tipo Cambre provista de dos tomacorrientes blancos de 2x10A+T c/u y dos espacios para puertos RJ45 de datos.
	Accesorios Samet, tapa curva vertical, tapa de caja 30x15cm, tapa de caja 30x30cm.
	Bandeja portacable para canalización bajo piso tipo Samet, 150mm.
	Puesto de datos para zocaloducto compuesto por dos bocas RJ45.


Se utilizará cable UTP -par trenzado no blindado- y se codificará de la siguiente manera:

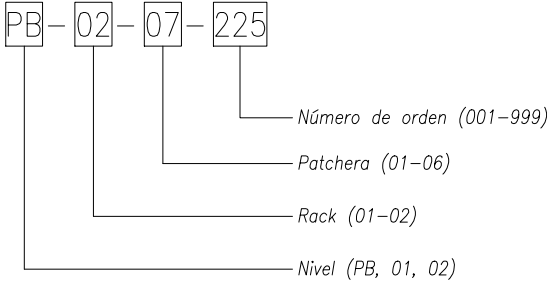

INDICACIONES DE LAZOS Y ELEMENTOS

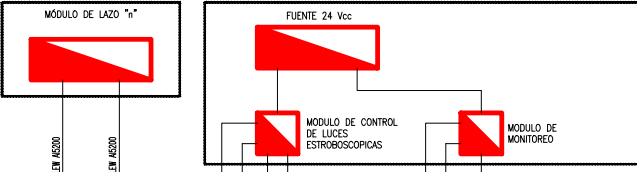 

DETALLE PARA DETECTORES

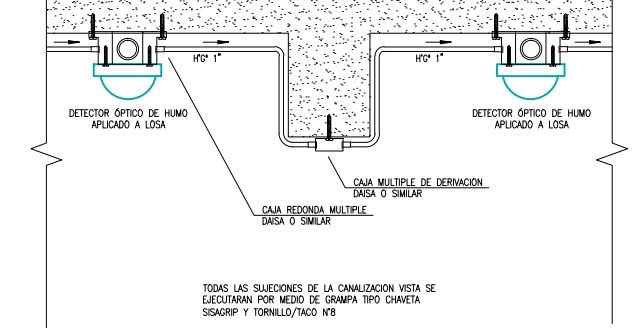

TODOS LOS ELEMENTOS DE LA CANALIZACIÓN DEBEN DE SER MONTADOS POR MEDIO DE CANTERA TIPO D45A O EQUIVALENTE.

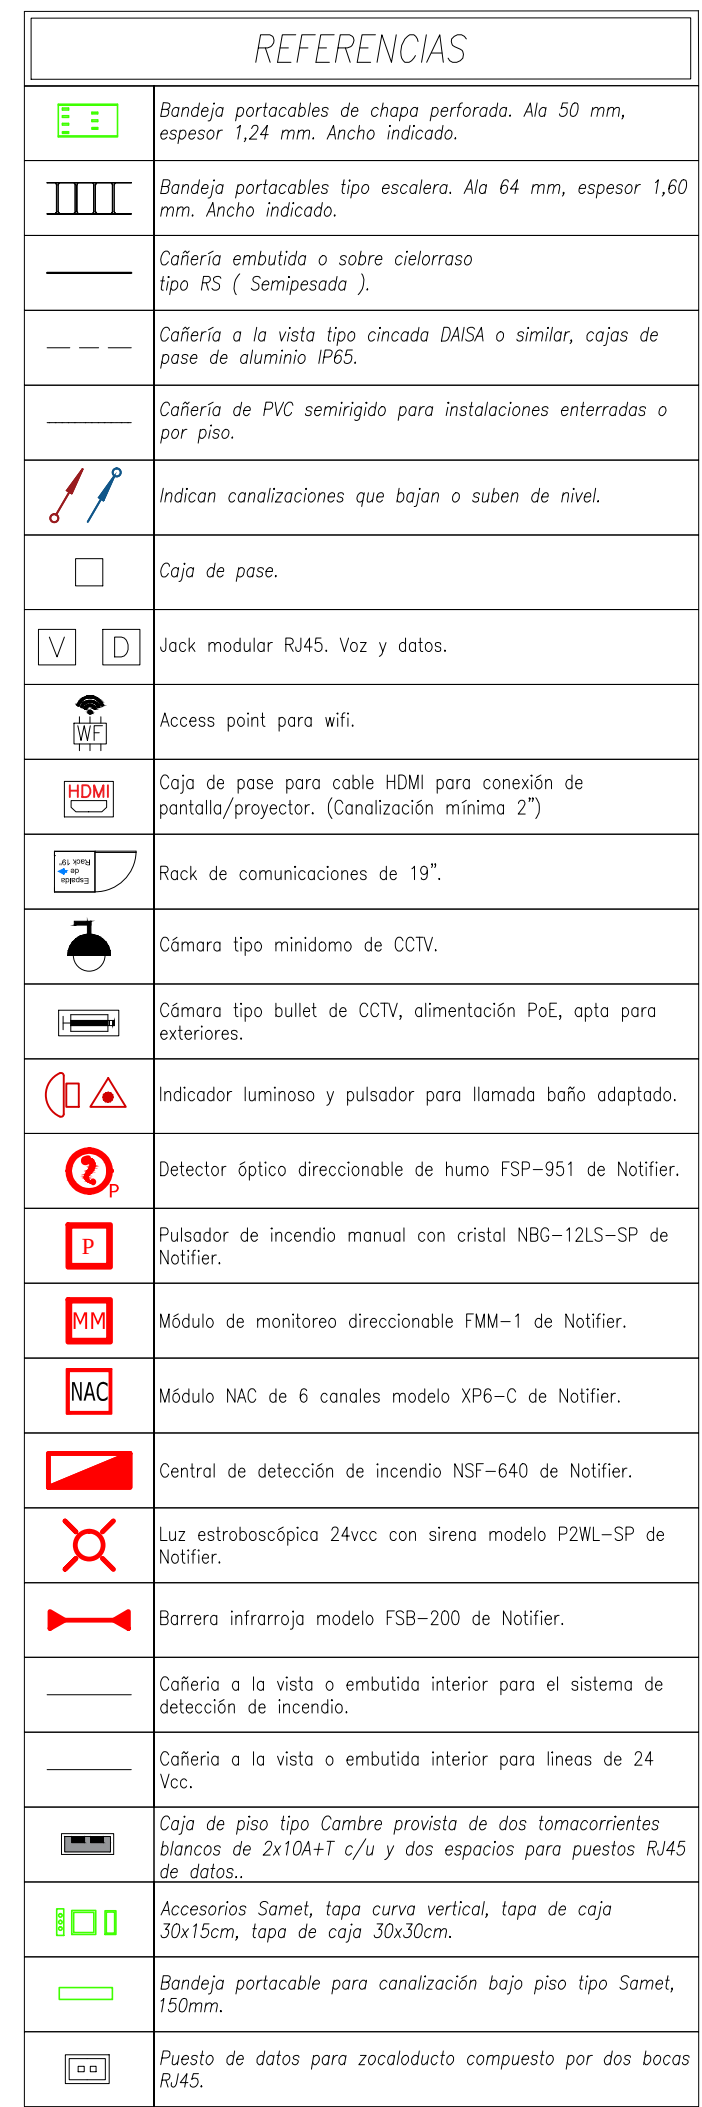
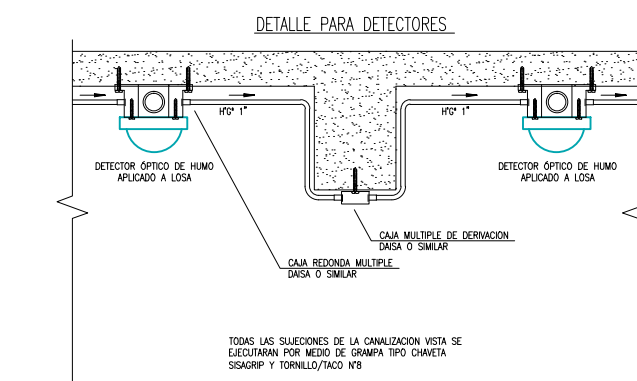


Diagrama de la estructura de la clave de acceso:

- PB**: Nivel (PB, 01, 02)
- 02**: Rack (01-02)
- 07**: Pachera (01-06)
- 225**: Número de orden (001-999)


 — Indica número de lazo
 — Indica número de elemento (dirección)

SEDE
BERAZATEGUI

Universidad Nacional
ARTURO JAURETCHÉ

