



NOTA: TODAS LAS MEDIDAS DEBERÁN SER REPLANTEADAS EN OBRA.

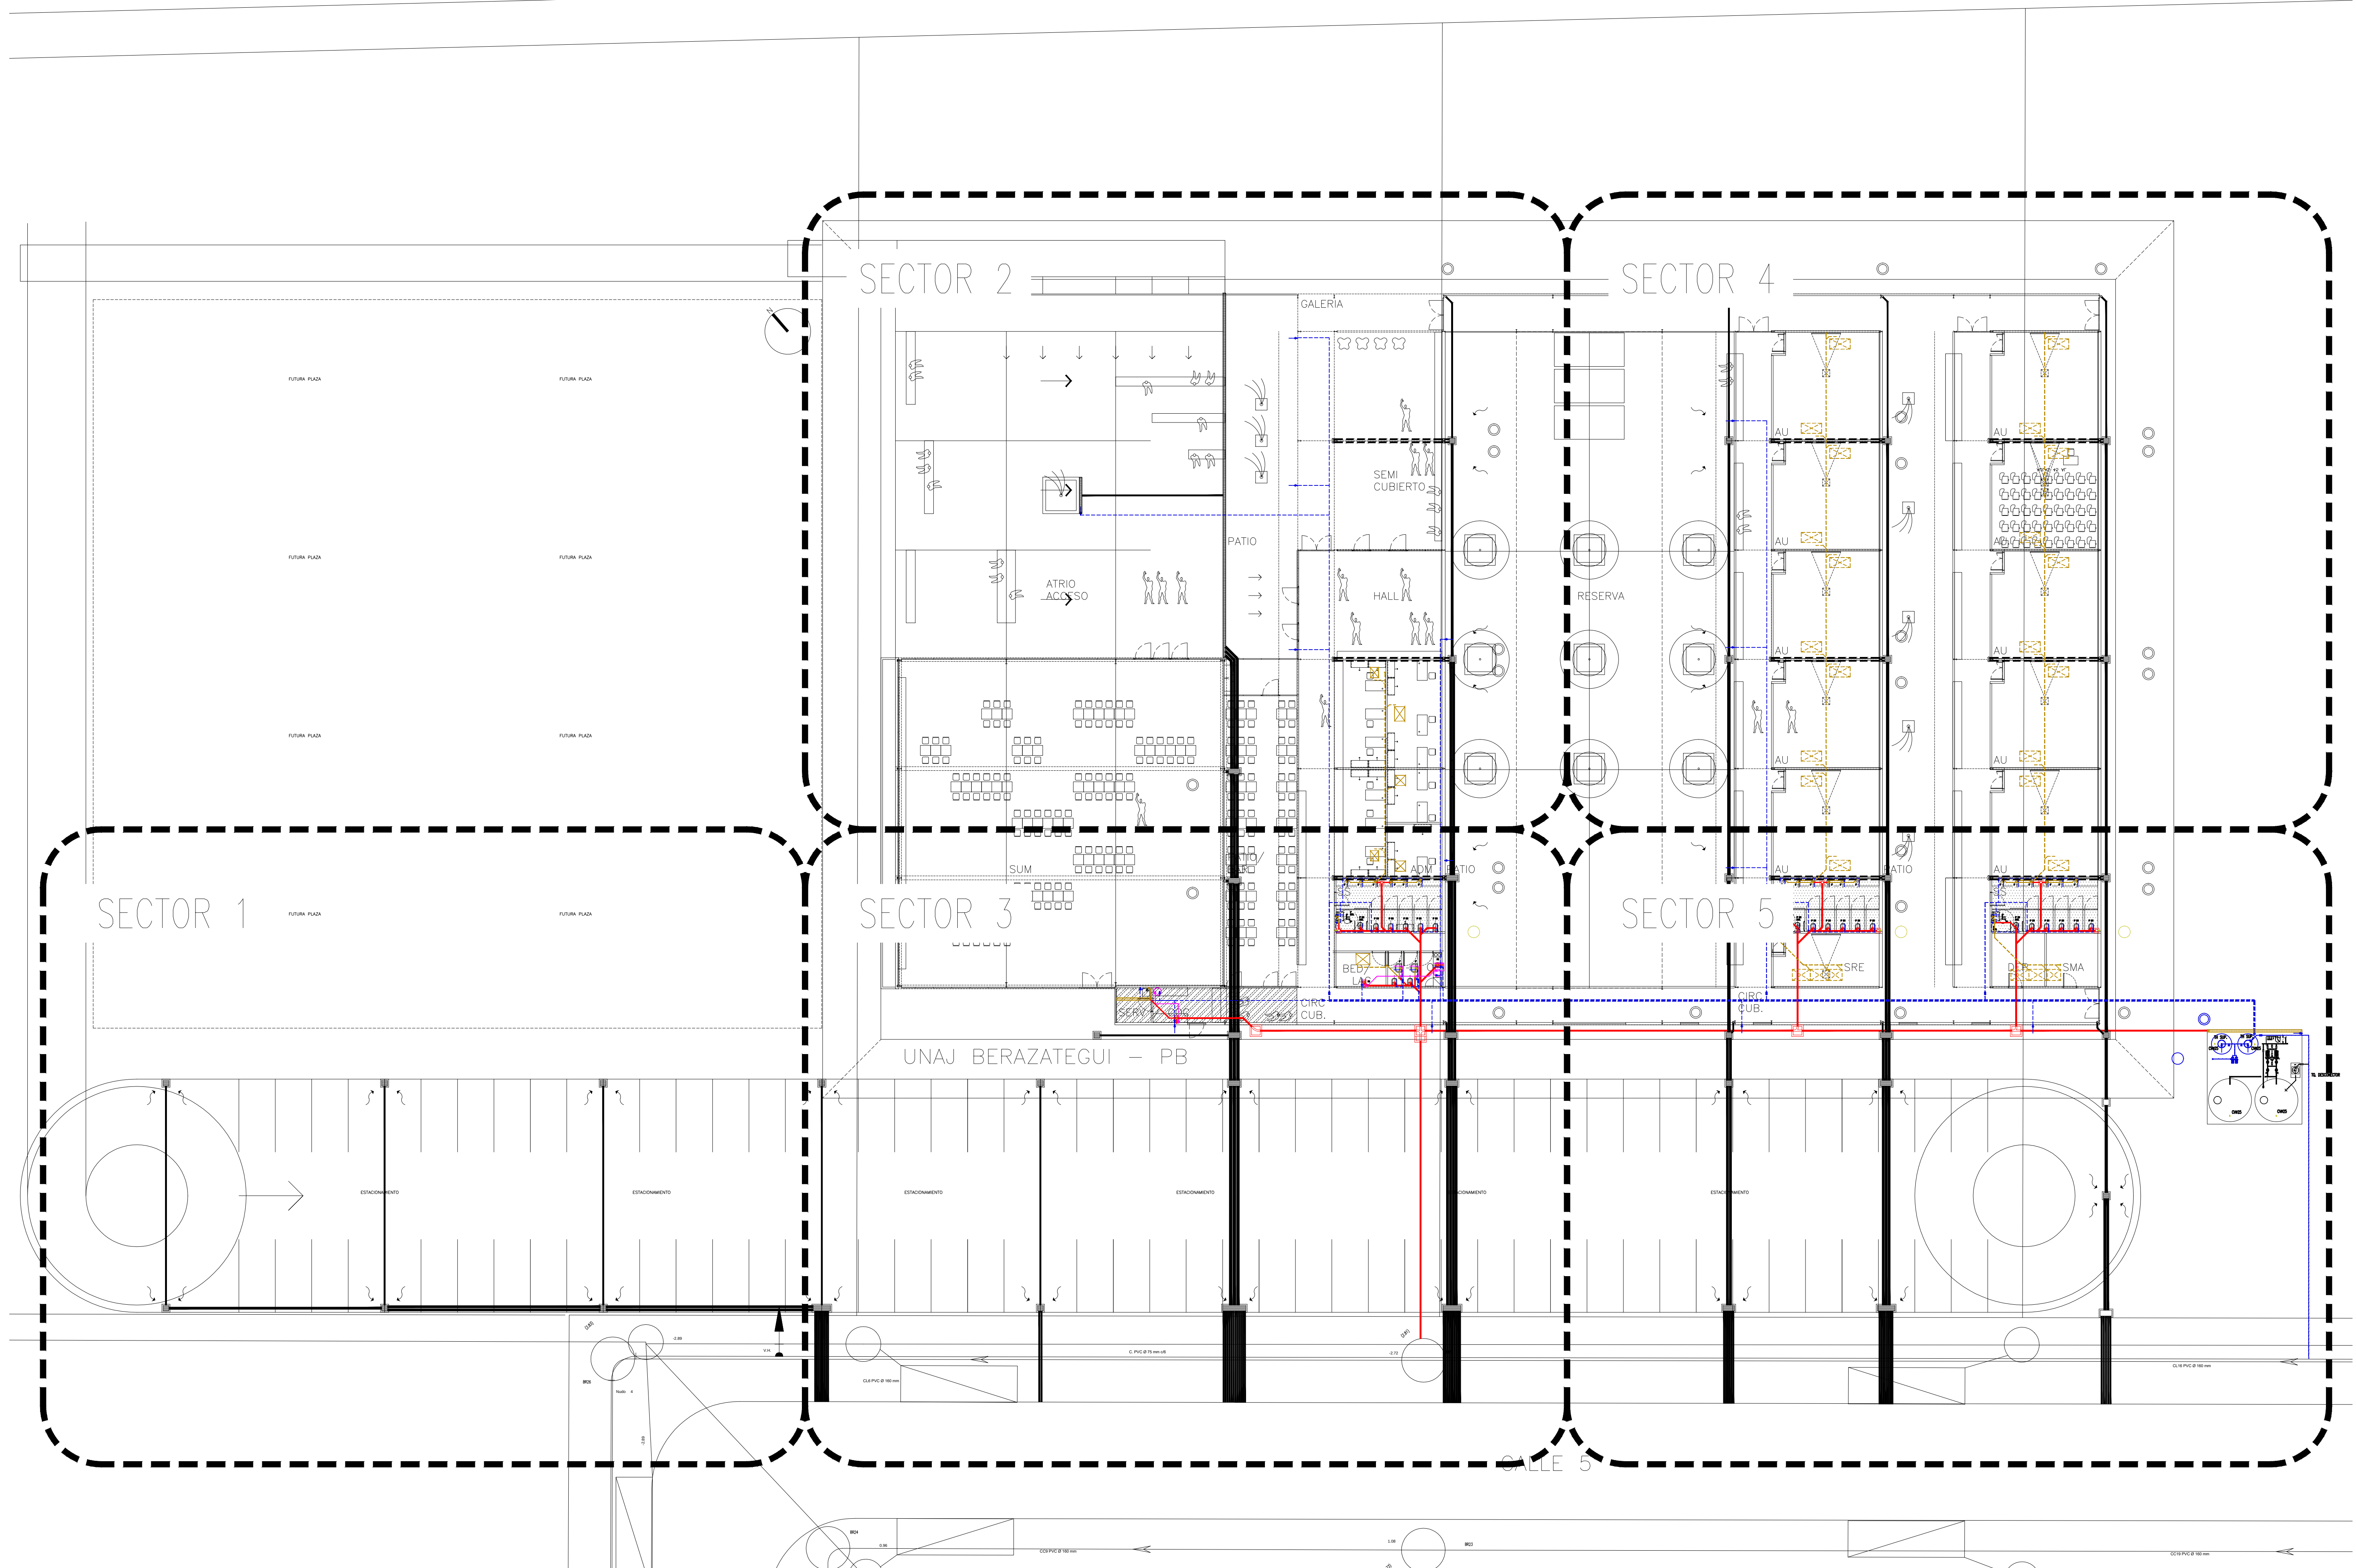

UNIVERSIDAD NACIONAL ARTURO JAURETCHE

SEDE
BERAZATEGUI

PLANO: PLANTA DEL CONJUNTO	ESCALA: 1: 200	PLANO N°
TIPO: SEDE BERAZATEGUI- I. SANIT	FECHA: 07/12/2022	IS01
ARCHIVO:	REV: 0	

 




NOTA: TODAS LAS MEDIDAS DEBERÁN SER REPLANTADAS EN OBRA.

UNIVERSIDAD NACIONAL ARTURO JAURETCHÉ

SEDE
BERAZATEGUI

PLANO: PLANTA BAJA - SECTOR 2	ESCALA: 1: 100	PLANO N°
TIPO: SEDE BERAZATEGUI- I. SANIT	FECHA: 07/12/2022	IS03
ARCHIVO:	REV: 0	

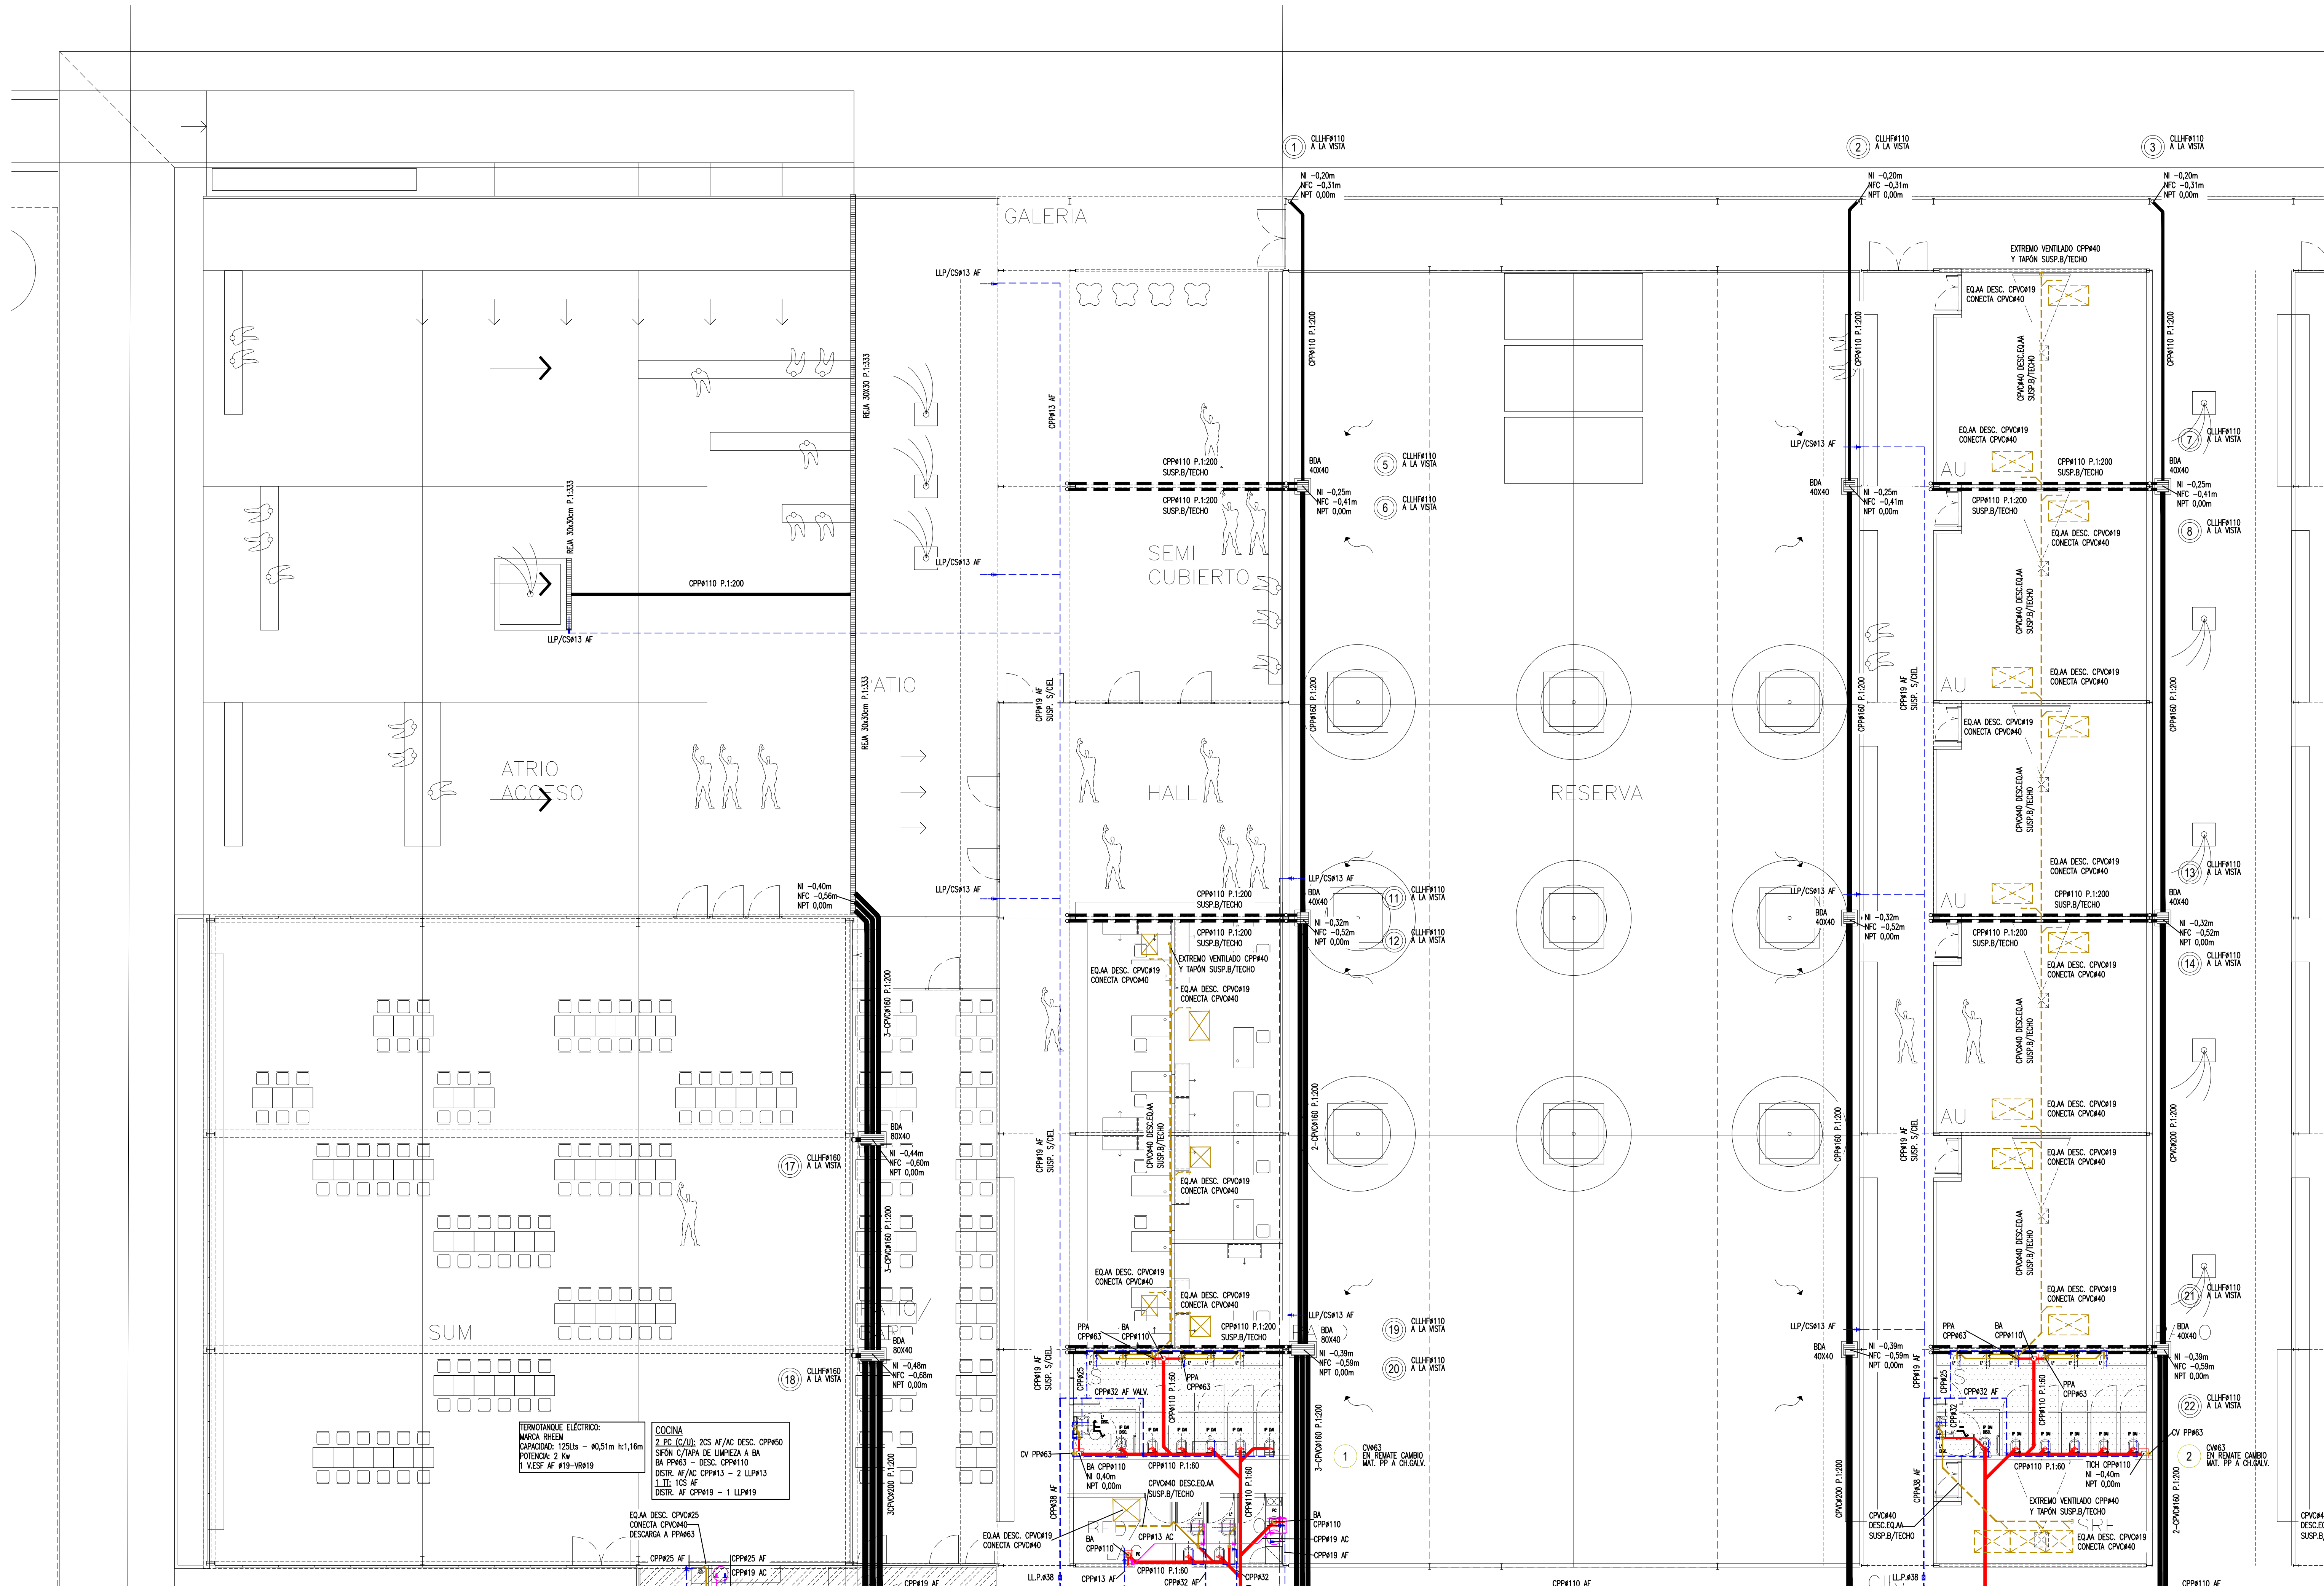

TERMOESTANTE ELECTRICO:
MARCA: RHEM
CAPACIDAD: 125Lts - Ø0,51m h:1,16m
POTENCIA: 2 Kw
1 VESF AF Ø19-VRØ19

COCINA
2 PC (C/U); 2CS AF/AC DESC. CPPW50
SIFON C/TAPA DE LIMPIEZA A BA
BA PPW63 - DESC. CPPW110
DISTR. AF/AC CPPW13 - 2 LLPW13
1 LITE 1CS AF
DISTR. AF CPPW19 - 1 LLPW19


EQAA DESC. CPVCØ19
CONECTA CPVCØ40
DESCARGA A PPW63

CPPW25 AF

CPPW19 AC



NOTA: TODAS LAS MEDIDAS DEBERAN SER REPLANTADAS EN OBRA.

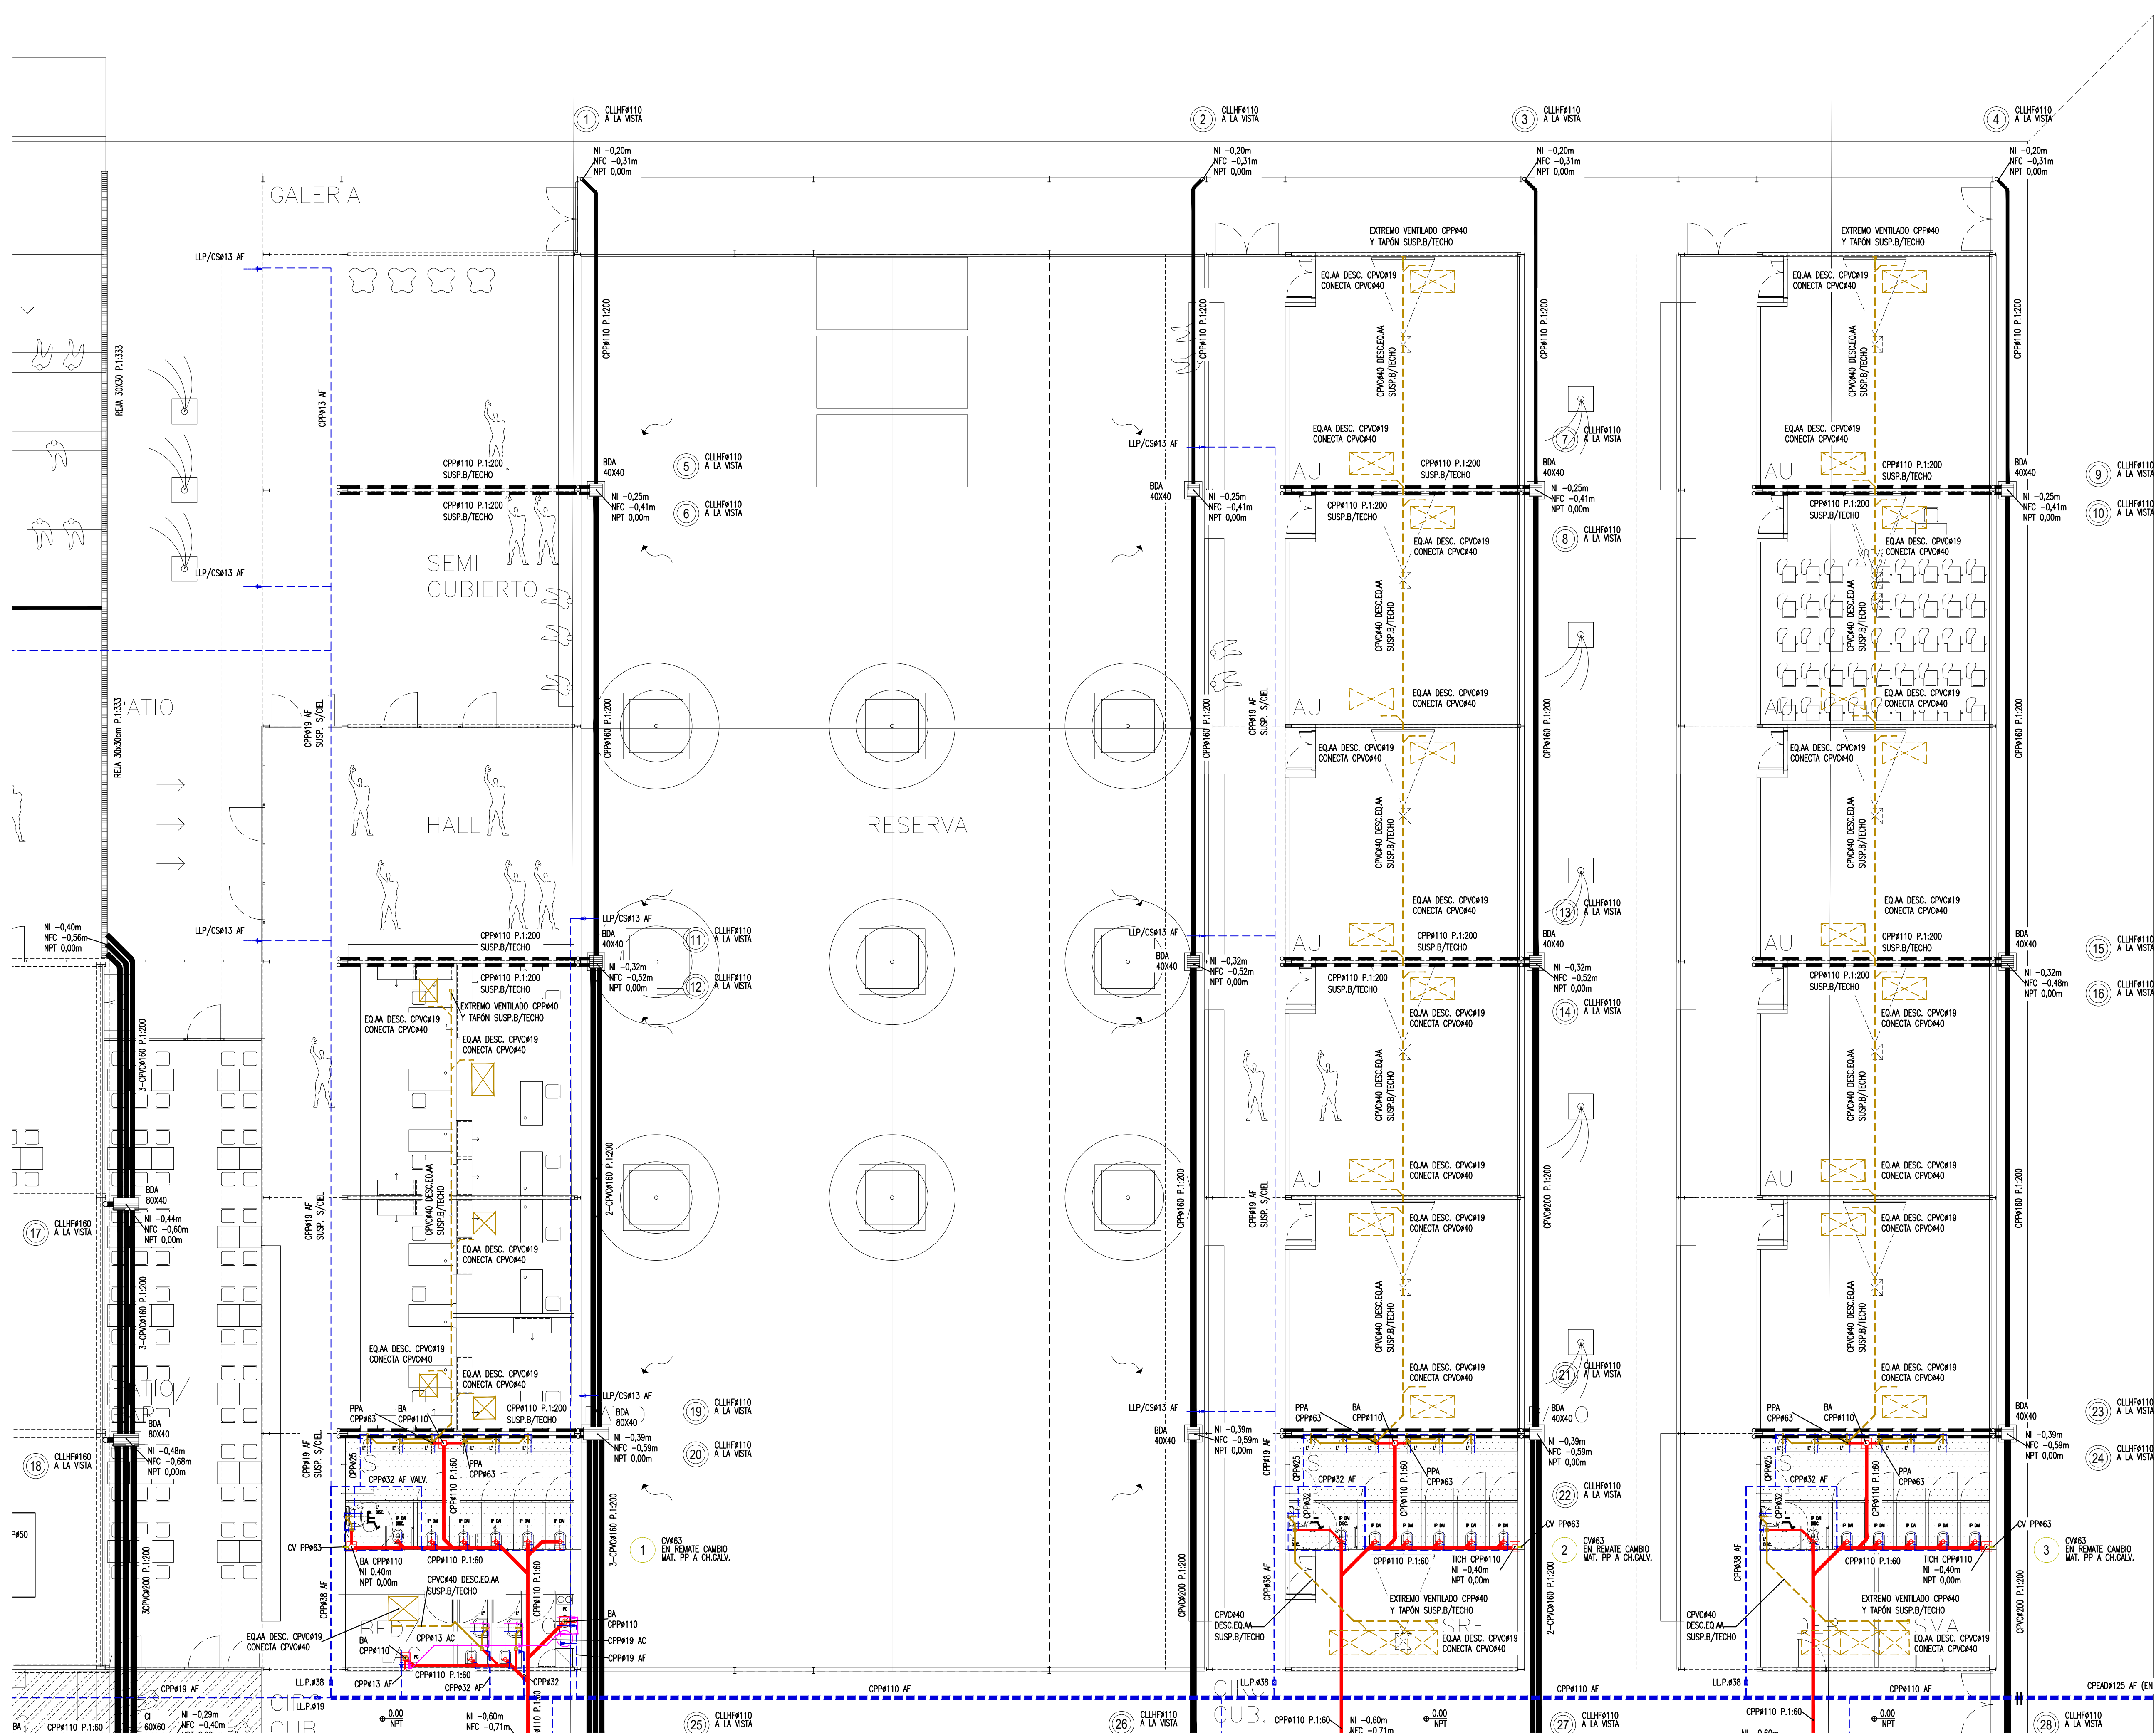

TO. DESCONECTOR HORIZONTAL AINOX.
CAPACIDAD: 300 LTS
DIMENSIONES: #0,63m x 0,98m
LLP#25-FLOTANTE #25-COLECTOR PP#25
LLP#25-#19
TANQUE SUSPENDIDO S/SALA DE MAQ.
ALIMENTACION TANQUE RALENTIZADOR + REGO.
Y TANQUE DE RESERVA CONTRA INCENDIO.


RESERVA CONTRA INCENDIO 2 TANQUES C/U:
DE PLASTICO, MARCA AFFINITY:
CAPACIDAD 23.000LTS.
DIMENSIONES #2,95m x 3,80m(h)
CV MFR #25-TH SUP. #50
FLOTANTE MED. #25
TH#40-TSUP.#60-CW#25 Mbr
FLOTANTE ELECTRO P/OTROS (TO, 90%)
COLECTOR ACINOX.#100- 2 V.E.#100 - 2V.L.#50

2 TANQUES DE BOMBEO C/U:
DE PLASTICO, MARCA AFFINITY:
CAPACIDAD 2.500LTS.
DIMENSIONES #1,40m x 2m(h)
TH#40-TSUP.#60-CW#25 Mbr
1 V.FLOT. #38; FLOTANTE ELECTRO P/OTROS (TO VACIO)
COLECTOR ACINOX.#32- 2 V.E.#32 - 2V.L.#19
CANALETA IMP/S/REJA - PP#63
CS/LLP#13



BOMBAS ELEVADORAS P/AGUA POTABLE :
2 BOMBAS C/U: MARCA WILLO
Mod.: MHE 403-2/V/3-400-50-2
Q:5m3/h - 20m.c.a. - 0,75kw
COLECTOR DE ASPIRACION CAT #32
2 V. ESF. / 2 J. ELAST. #32
COLECTOR DE IMPULSION CAT #32
2 V. ESF. / 2 V. RET. / 2 J. ELAST. #32
BASE ANTIBRATORIA.

CP#40#125 AF (EN CAÑO CAMISA PVC#160)
LLEGA CPP#100

NOTA: TODAS LAS MEDIDAS DEBERÁN SER REPLANTADAS EN OBRA.

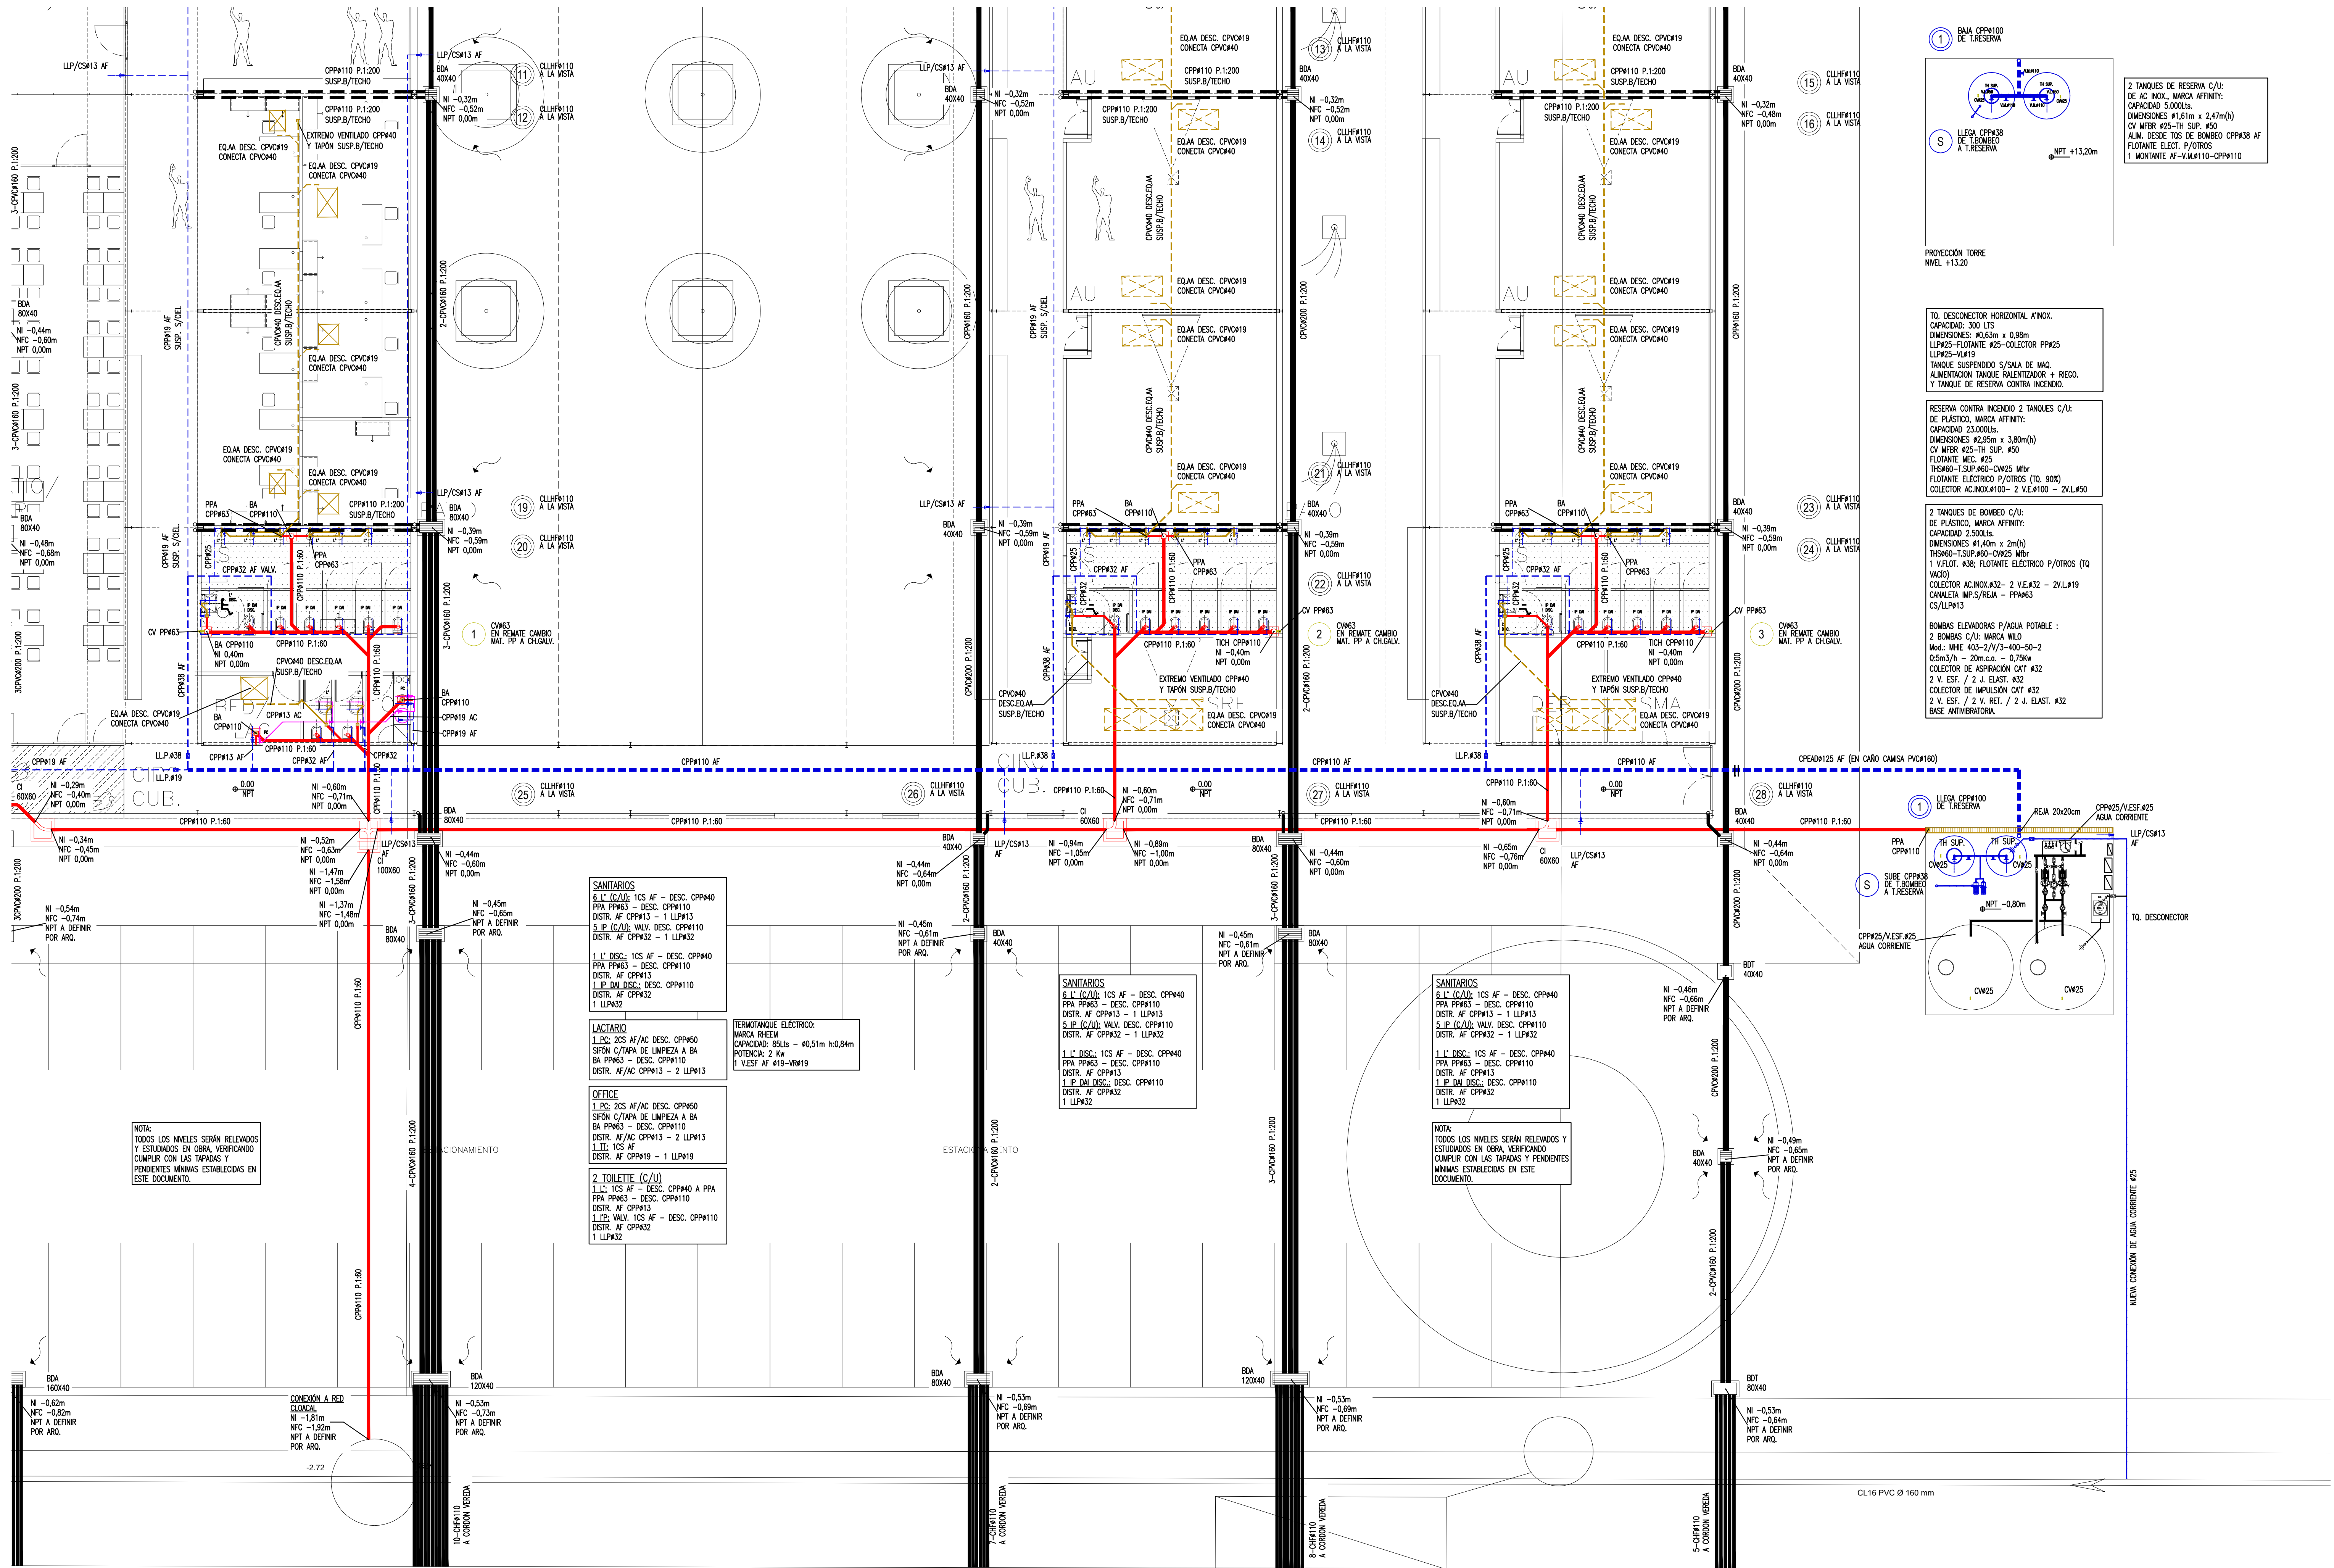

NOTA: TODAS LAS MEDIDAS DEBERAN SER REPLANTADAS EN OBRA.

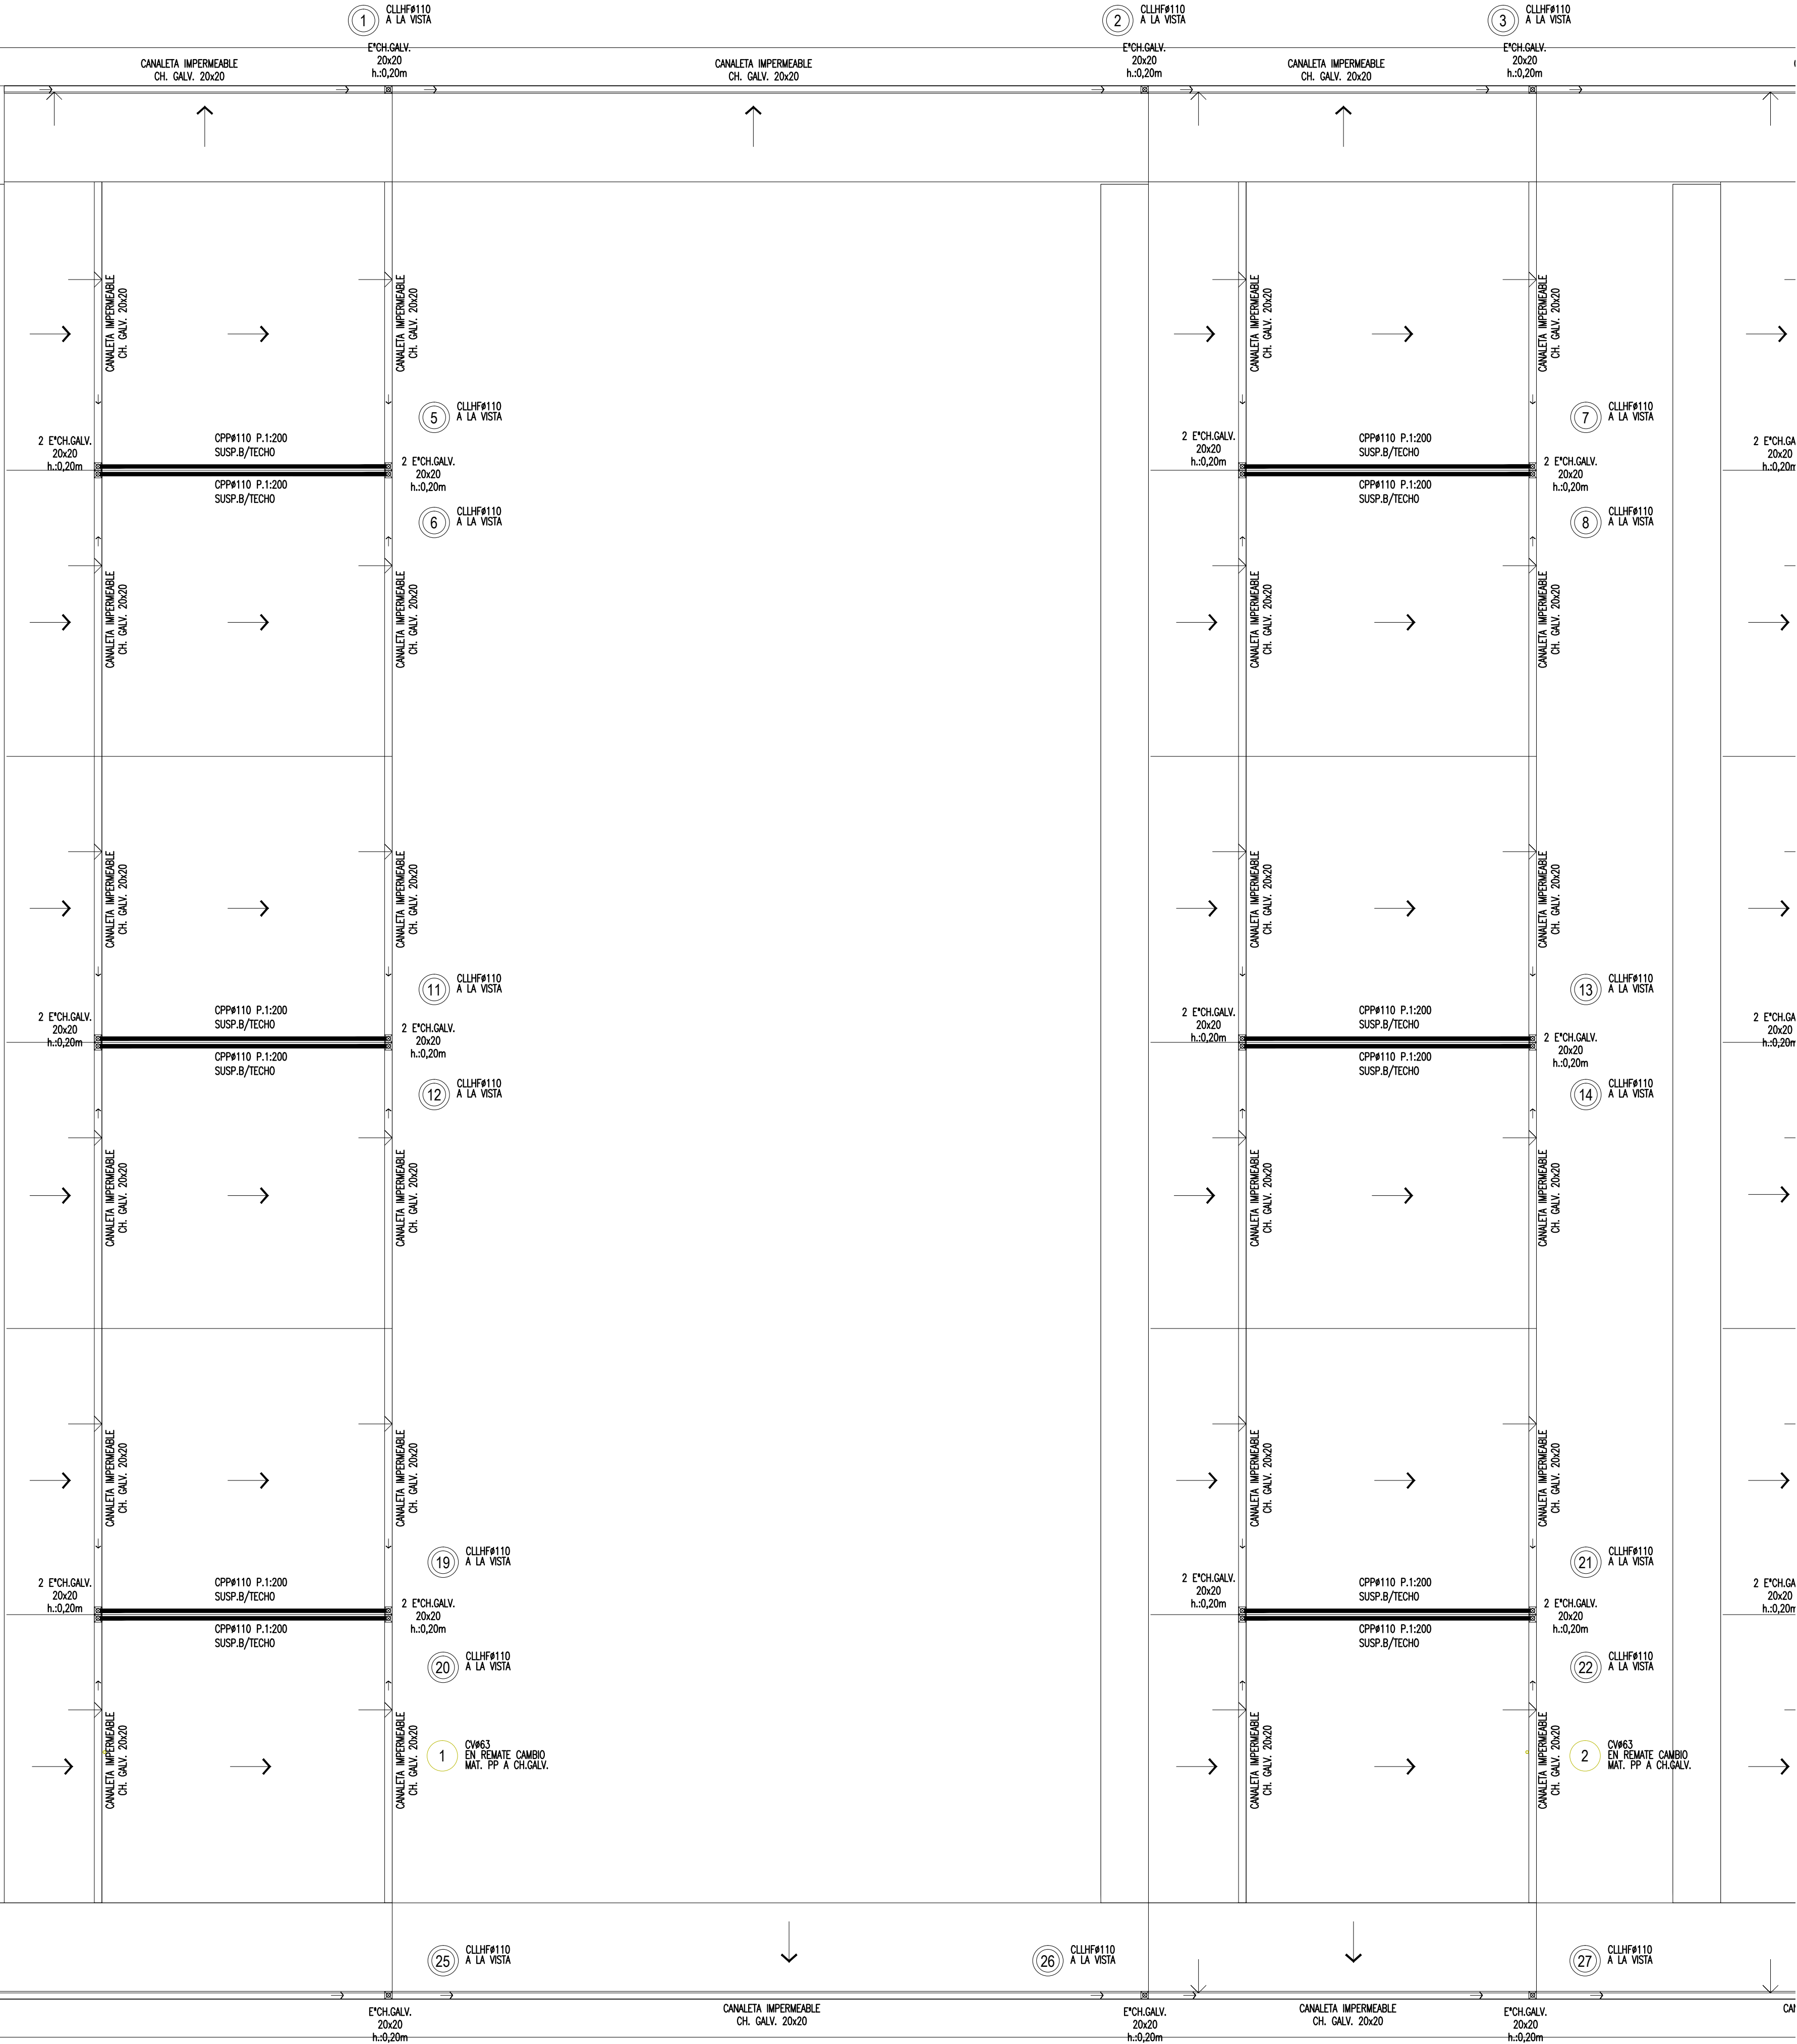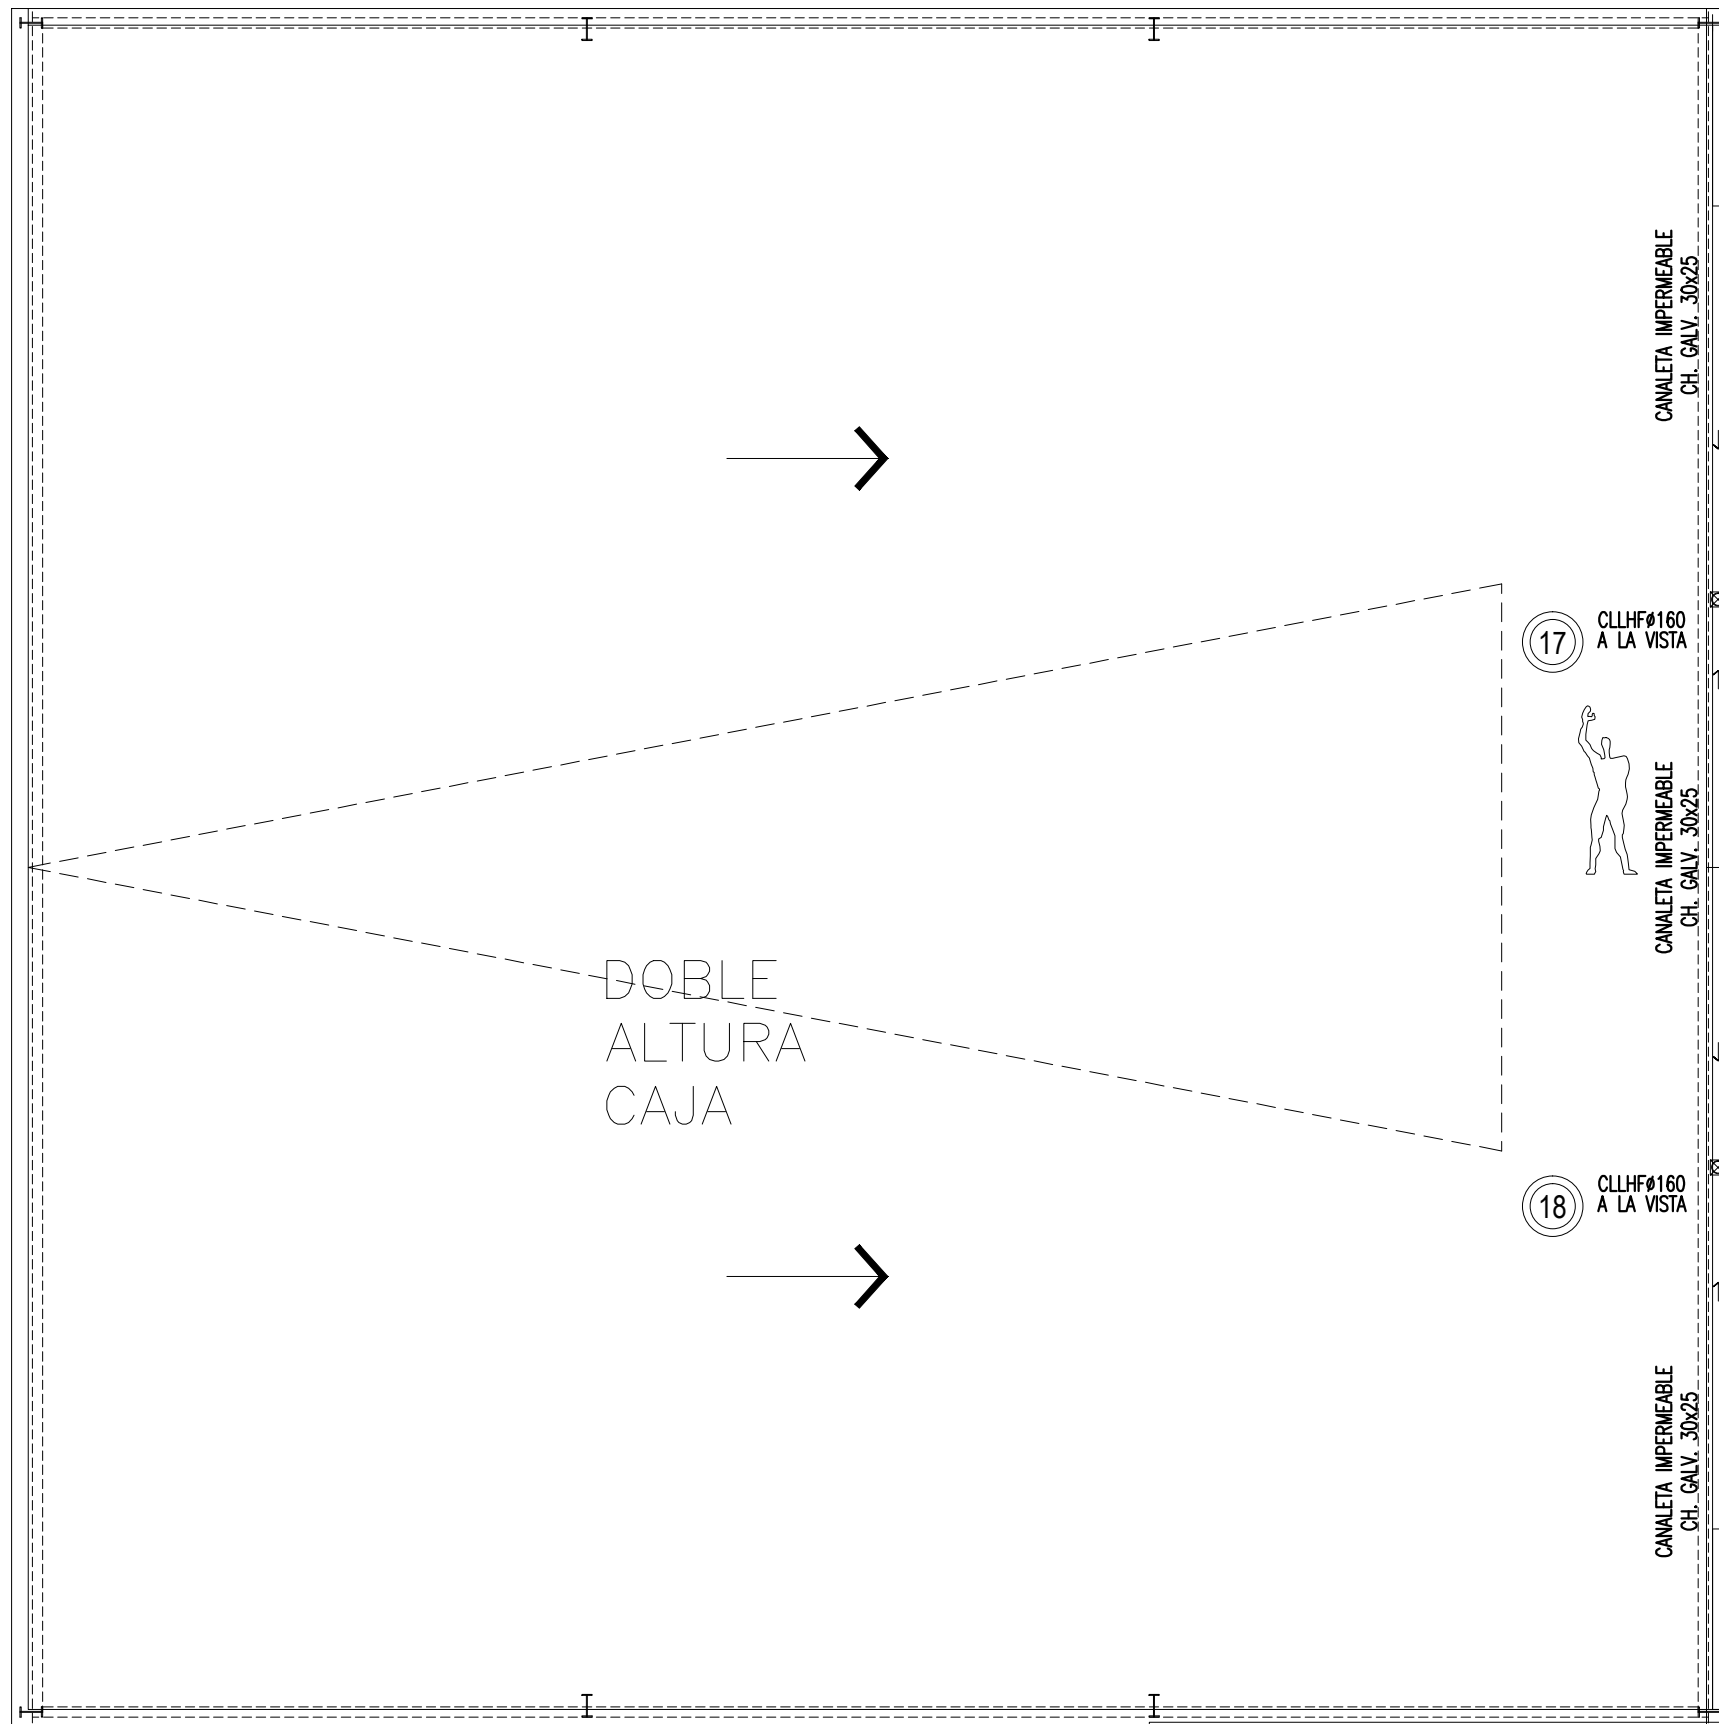

NOTA: TODAS LAS MEDIDAS DEBERÁN SER REPLANTADAS EN OBRA.

