


SECTOR 1

SECTOR 2

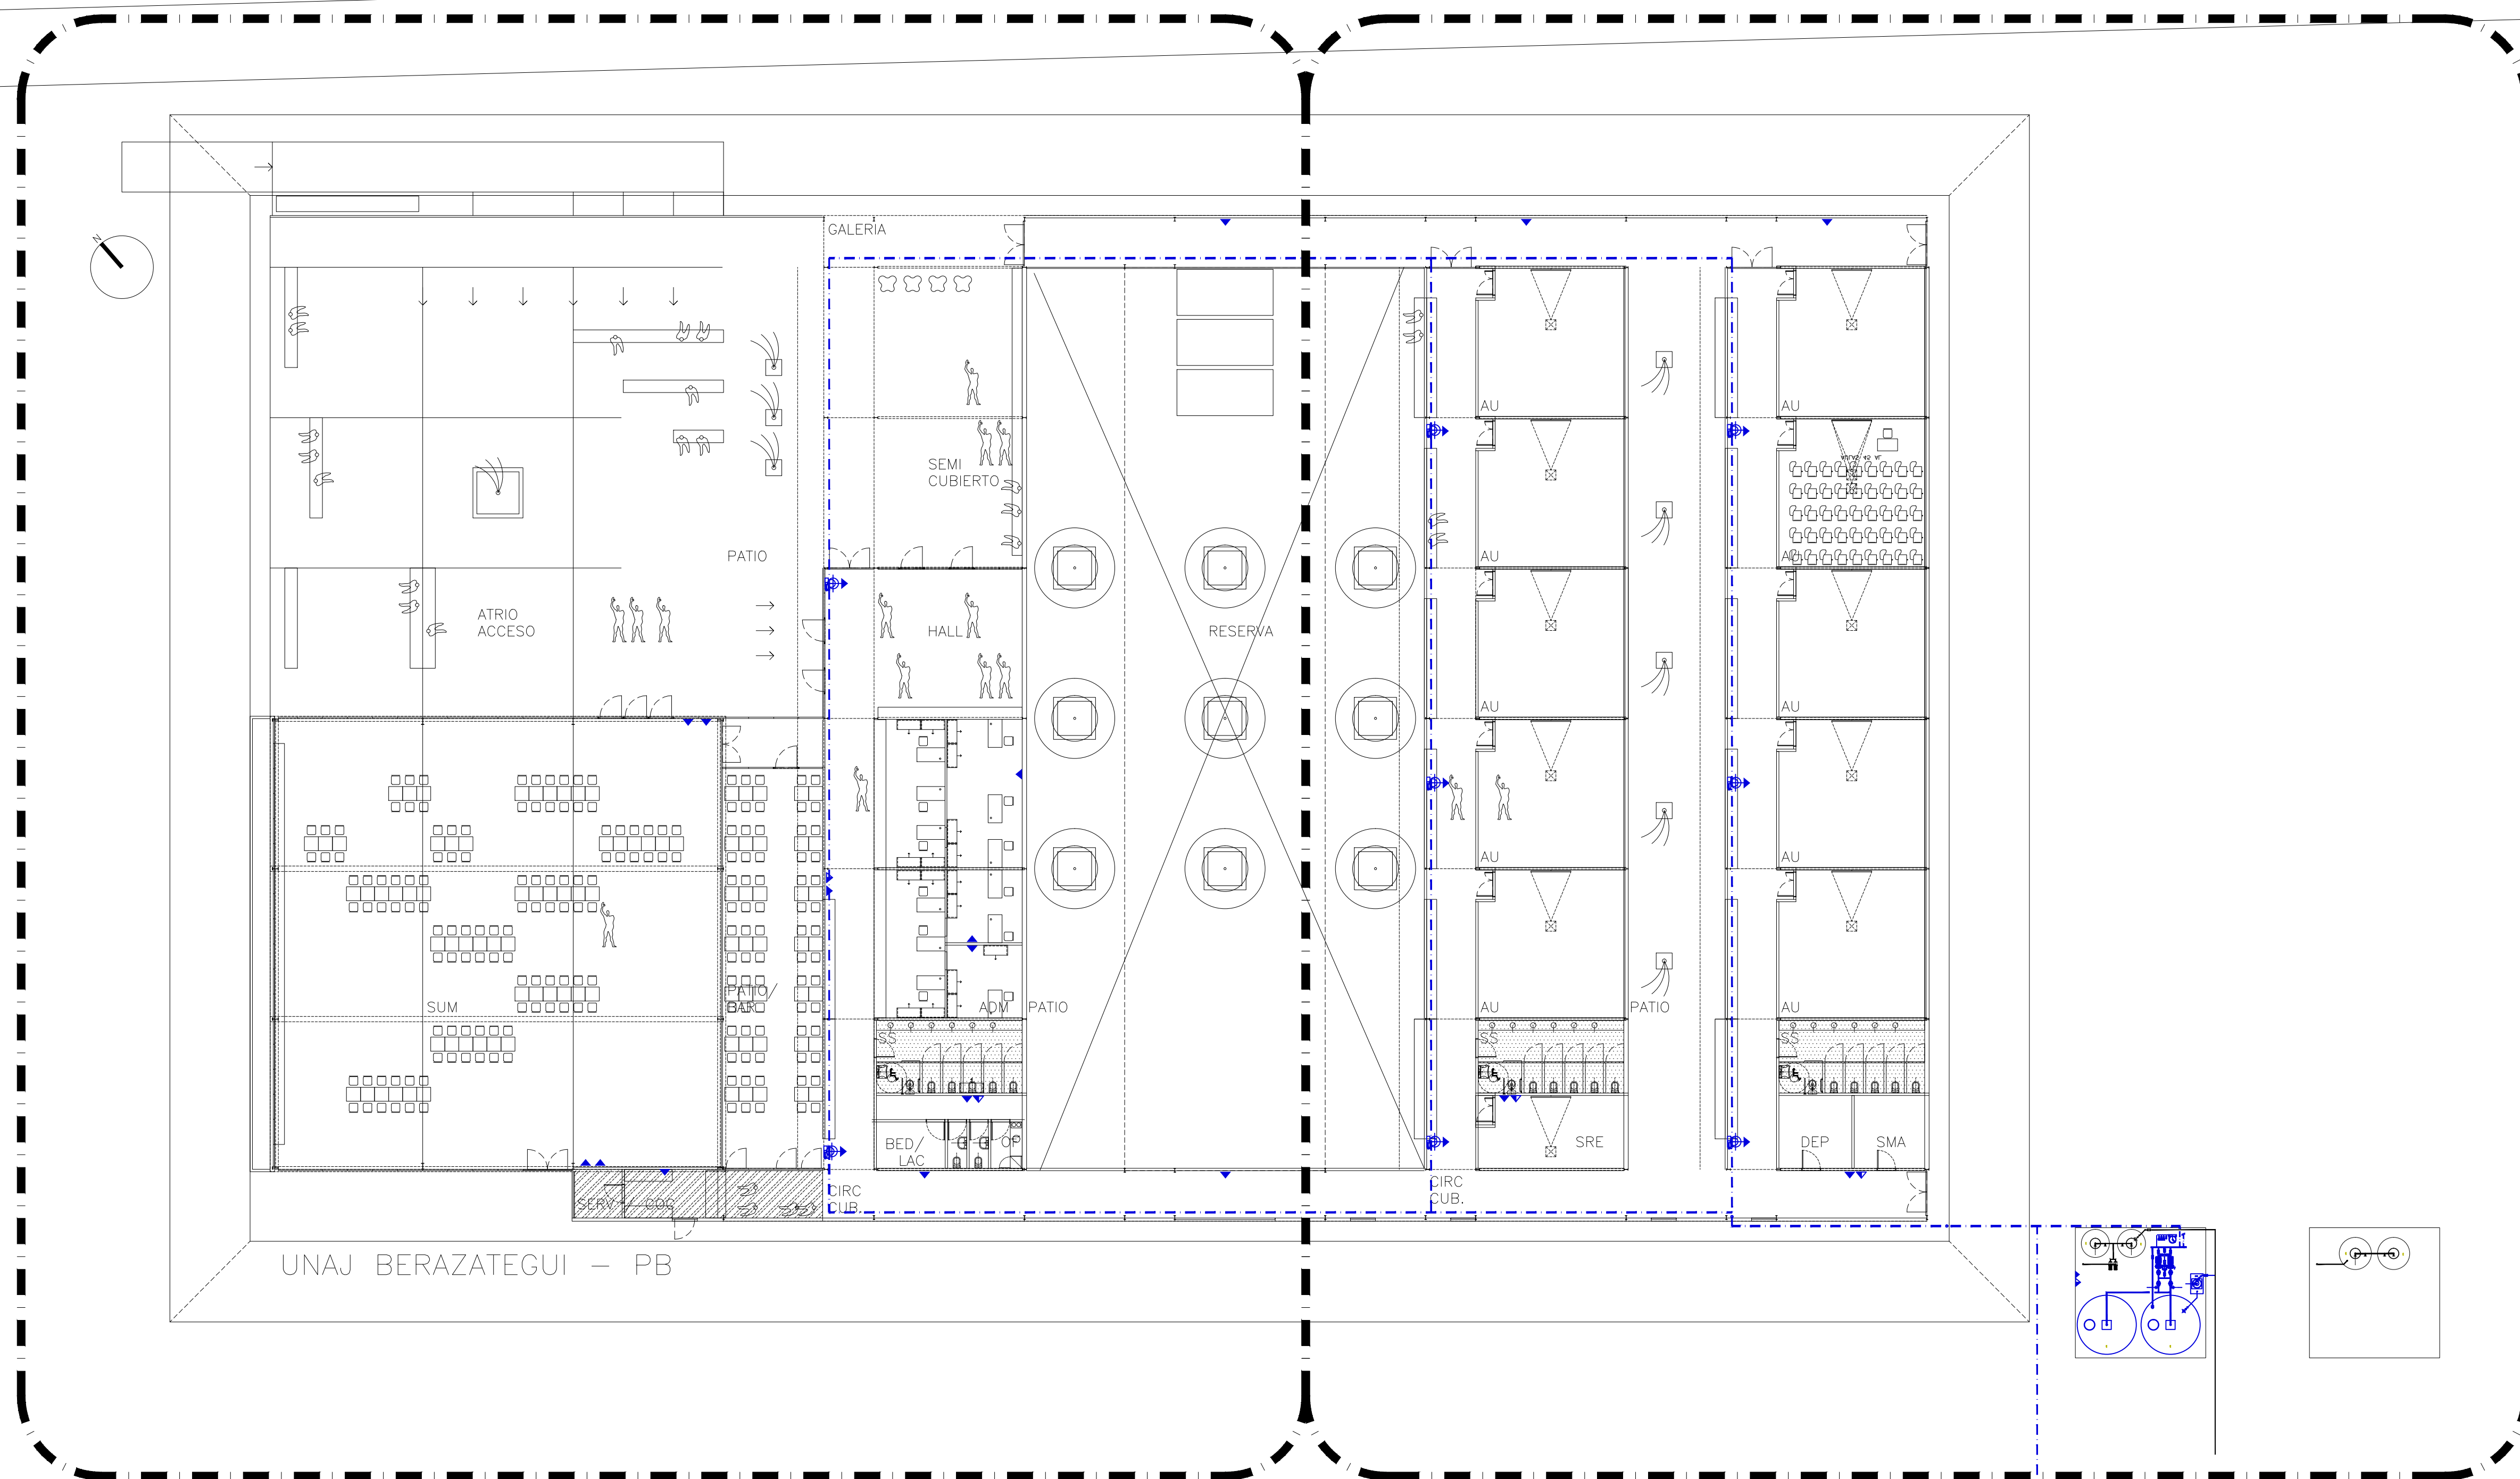

NOTA: TODAS LAS MEDIDAS DEBERAN SER REPLANTADAS EN OBRA.

CALLE 5


UNIVERSIDAD NACIONAL ARTURO JAURETCHÉ

SEDE
BERAZATEGUI

PLANO: PLANTA DEL CONJUNTO	ESCALA: 1: 200	PLANO N°
TIPO: SEDE BERAZATEGUI- I. INC.	FECHA: 07/12/2022	111
ARCHIVO:	REV: 0	

Universidad Nacional
ARTURO JAURETCHÉ

NOTA: TODAS LAS MEDIDAS DEBERÁN SER REPLANTADAS EN OBRA.

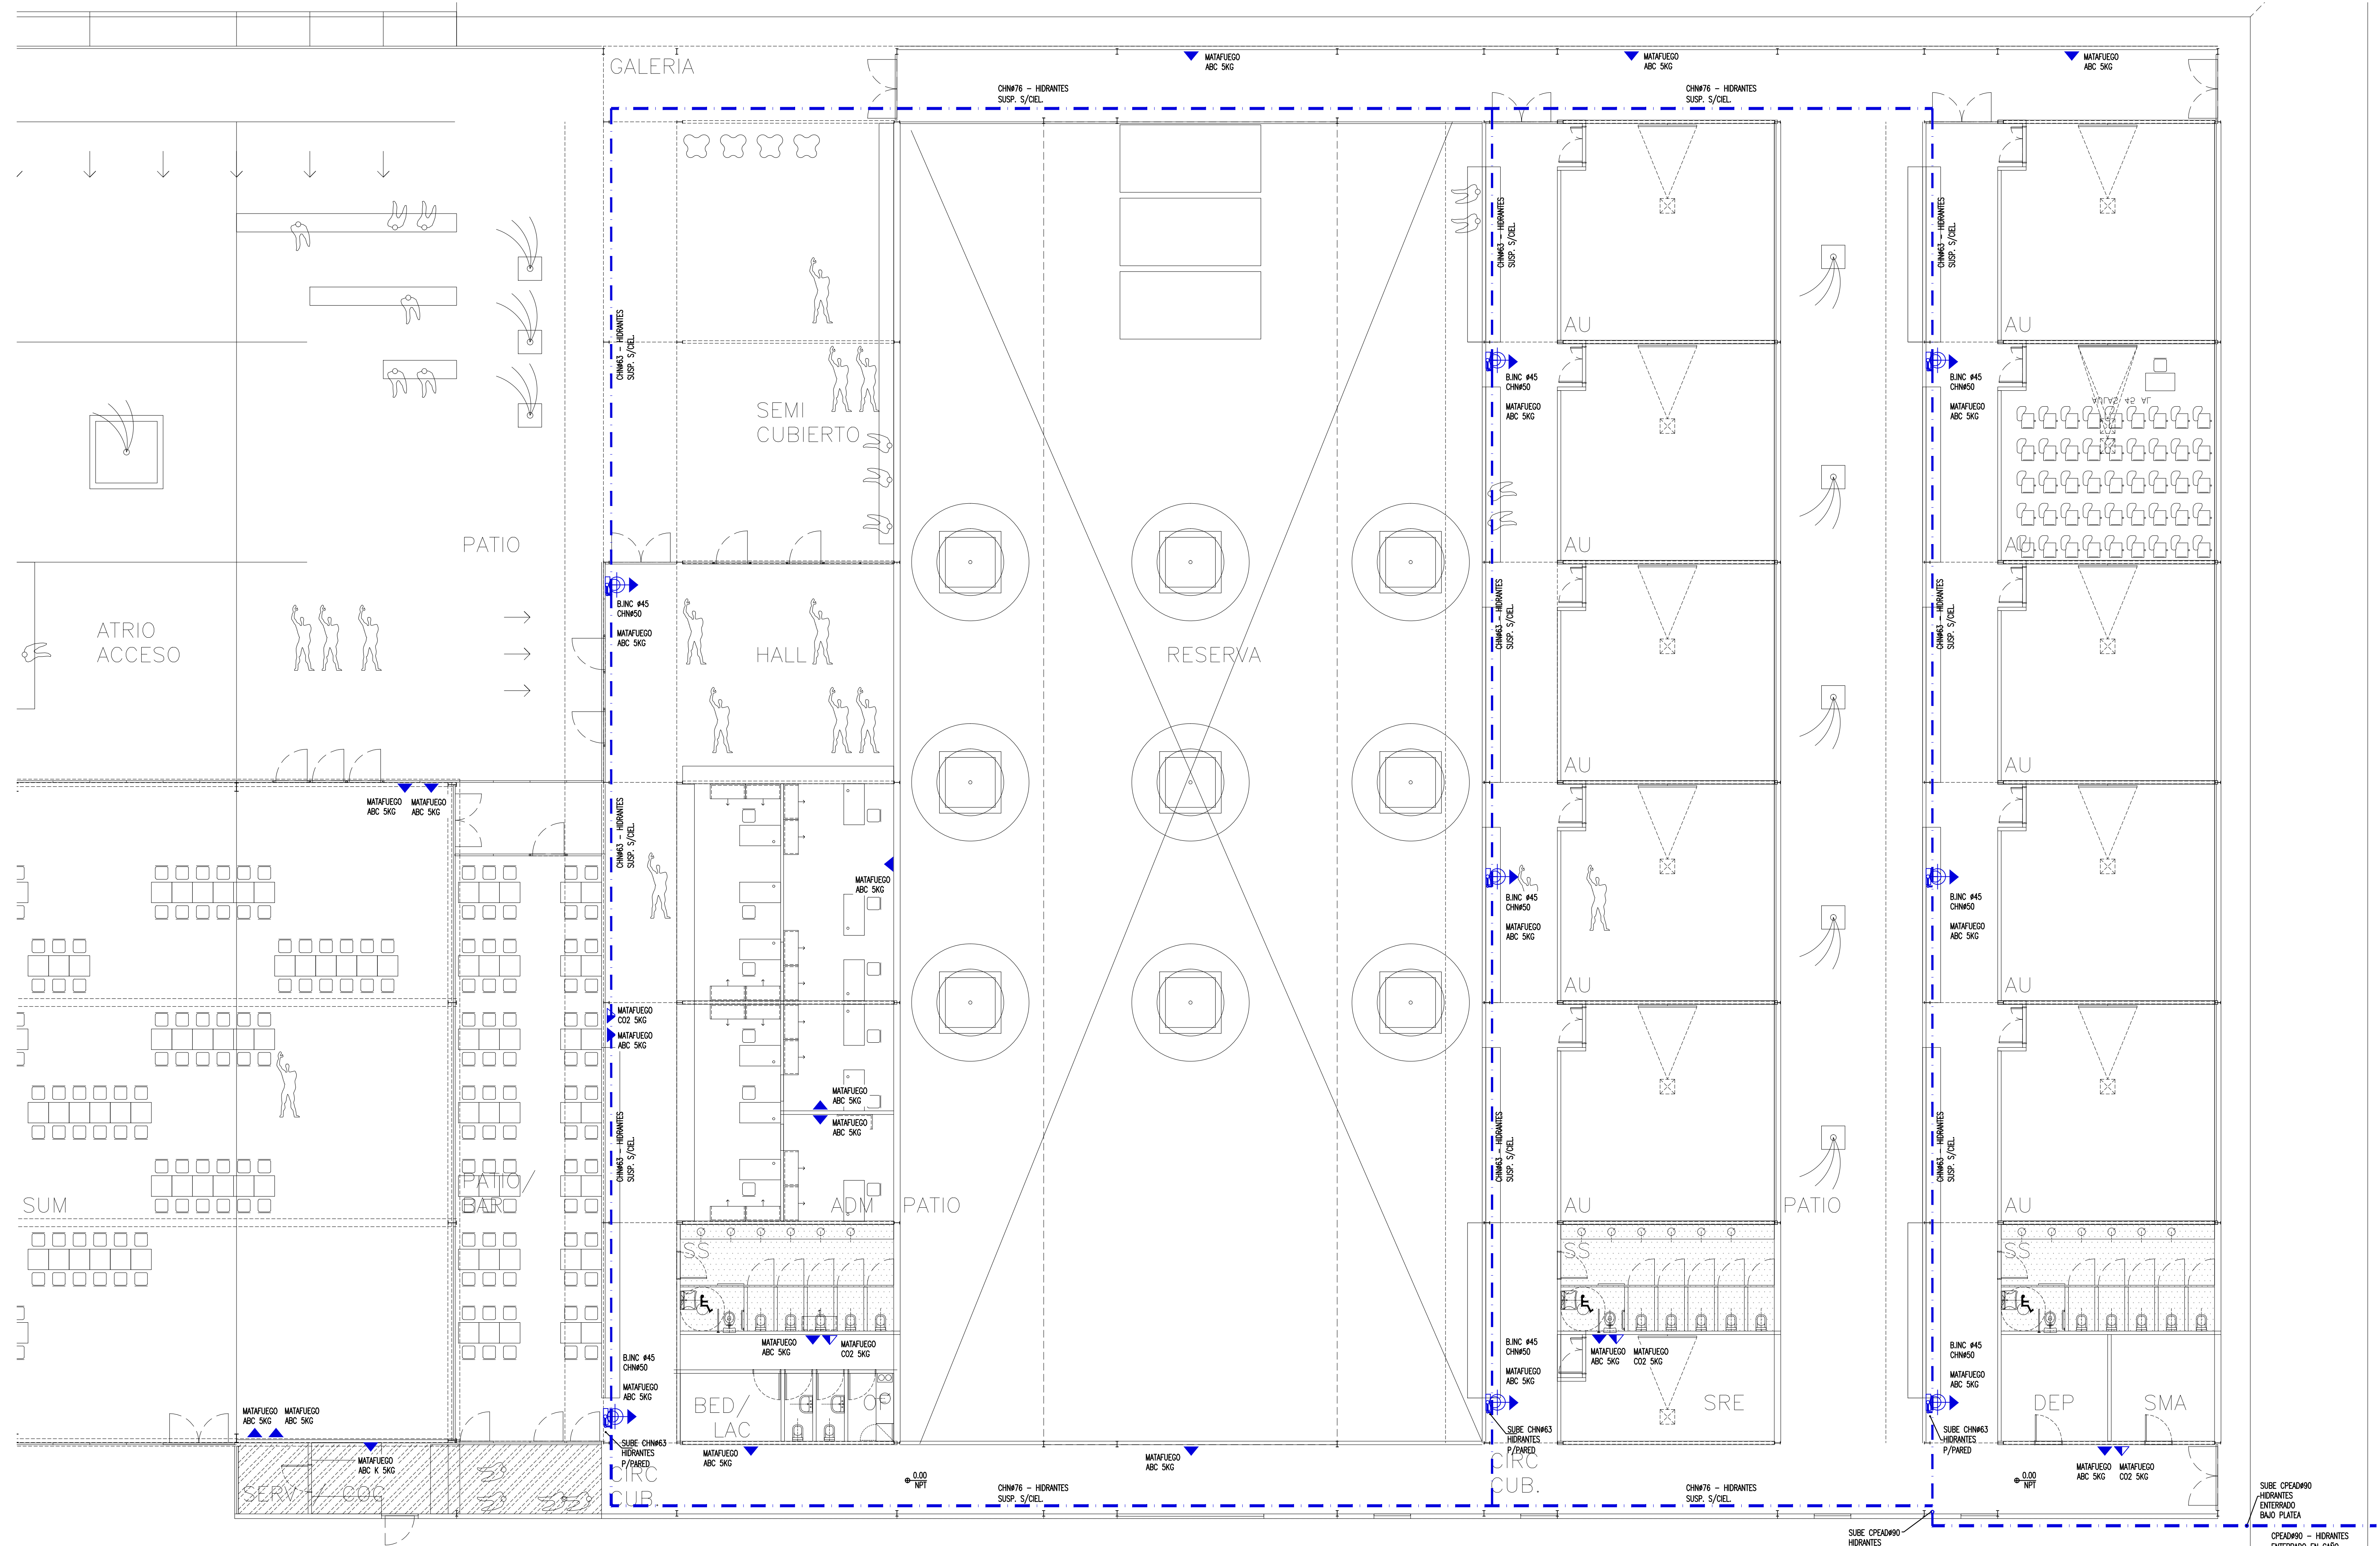

RAZATEGUI – PB


UNIVERSIDAD NACIONAL ARTURO JAURETCHE

SEDE
BERAZATEGUI


PLANO: PLANTA BAJA - SECTOR 1	ESCALA: 1: 100	PLANO N°
TIPO: SEDE BERAZATEGUI- I. INC.	FECHA: 07/12/2022	112
ARCHIVO:	REV: 0	




NOTA: TODAS LAS MEDIDAS DEBERAN SER REPLANTADAS EN OBRA.

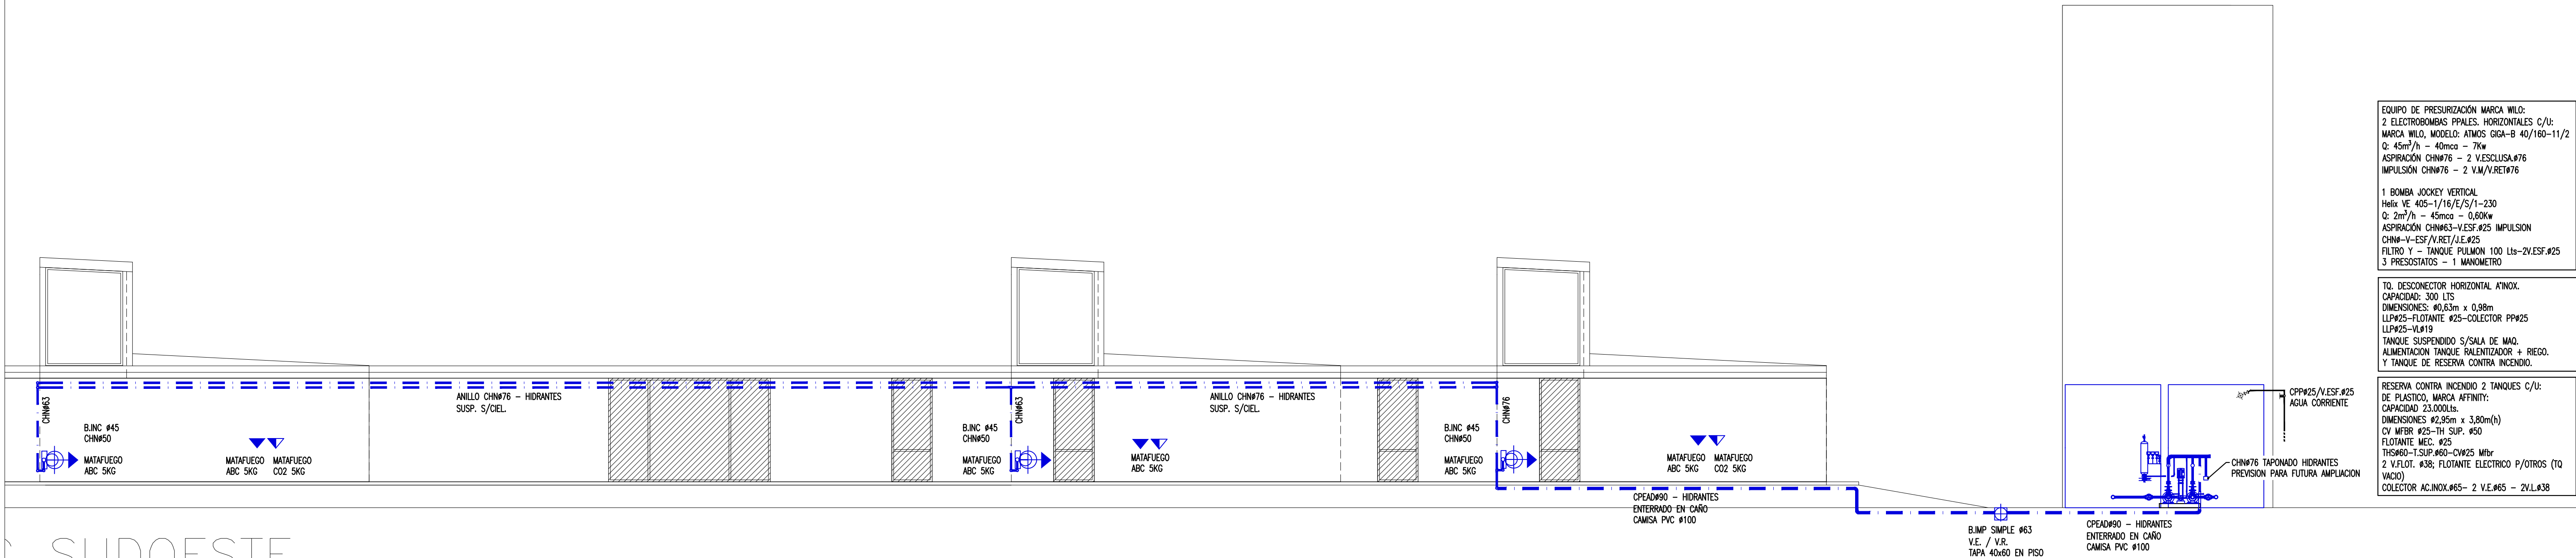


DETALLE DE SUJECCIONES (sin escala)

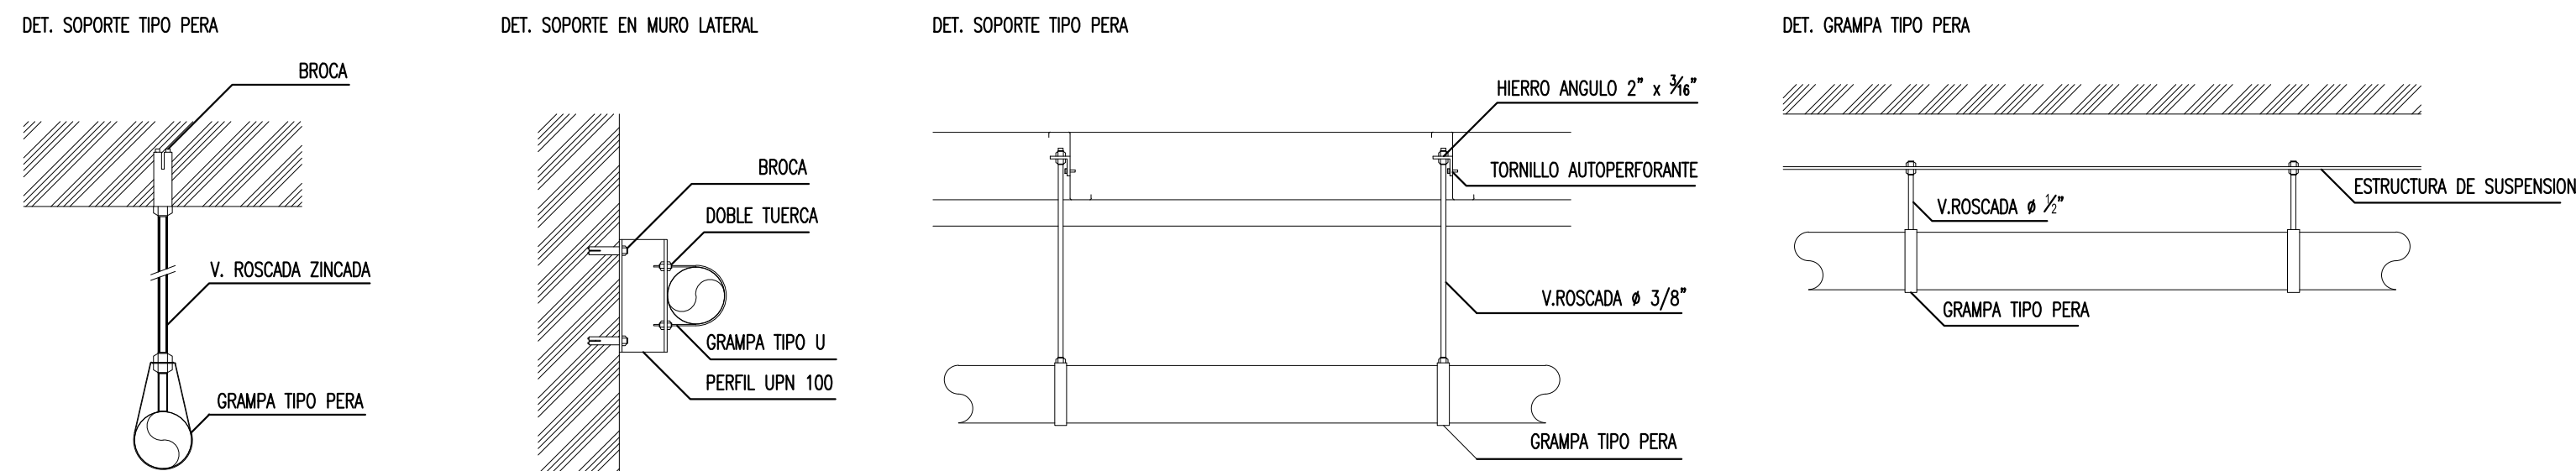


DETALLE SOPORTE DE CAÑO TIPO PERA

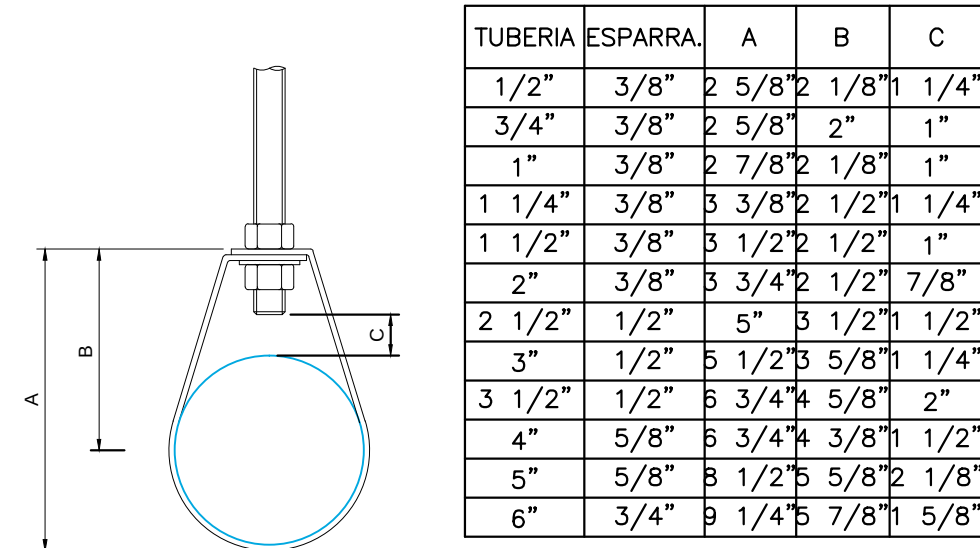


GABINETE SIMPLE PARA USO INTERIOR.

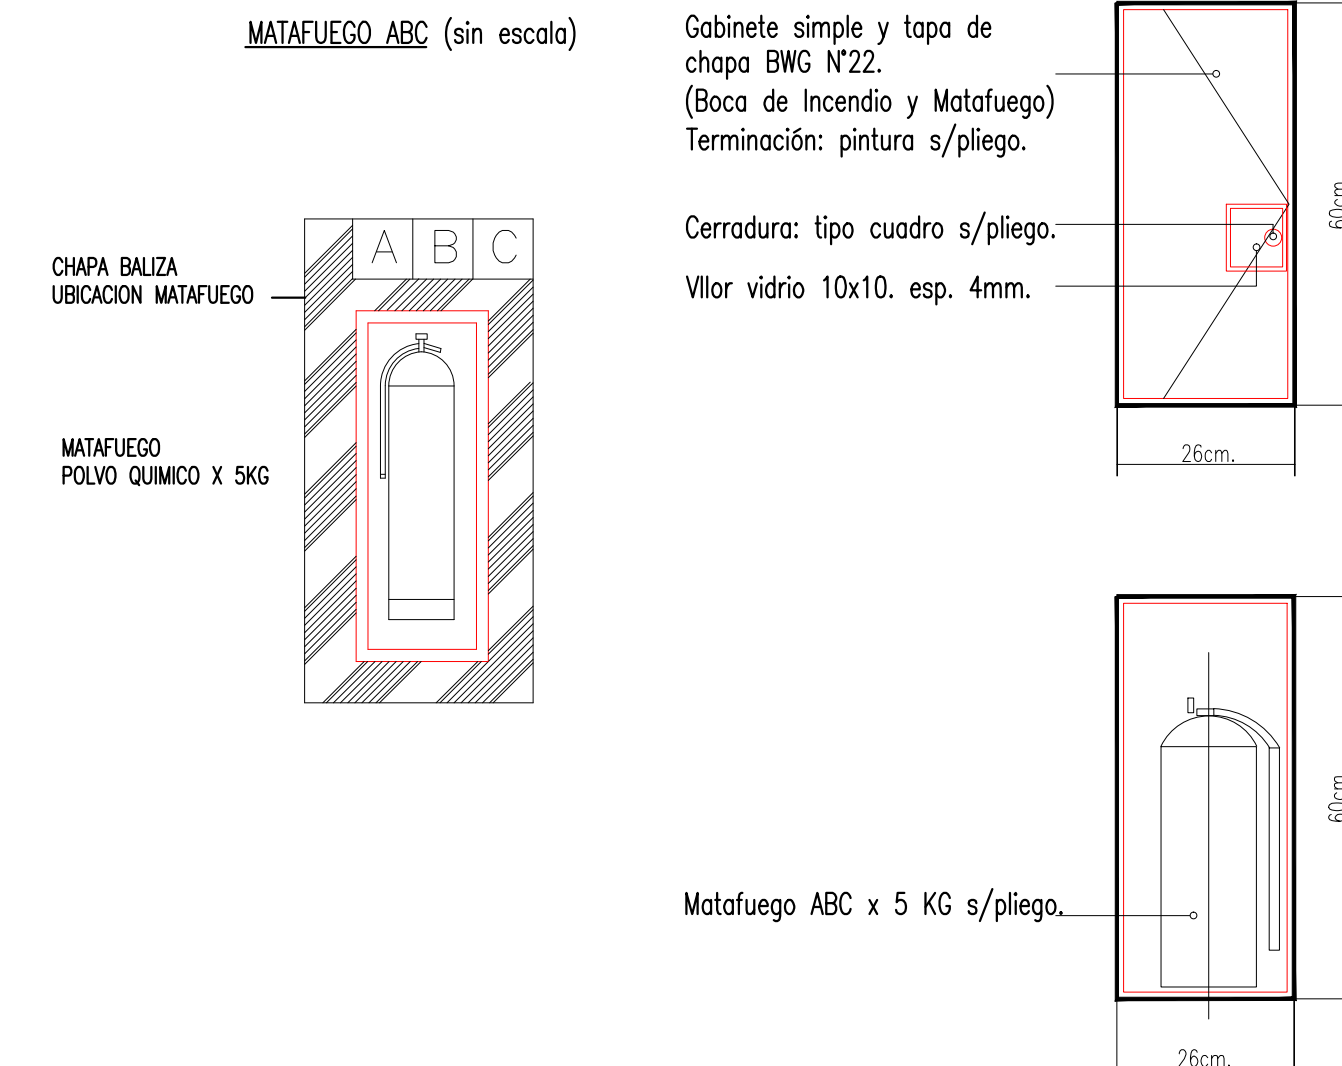


DETALLE BOCA DE IMPULSION SIMPLE (sin escala)

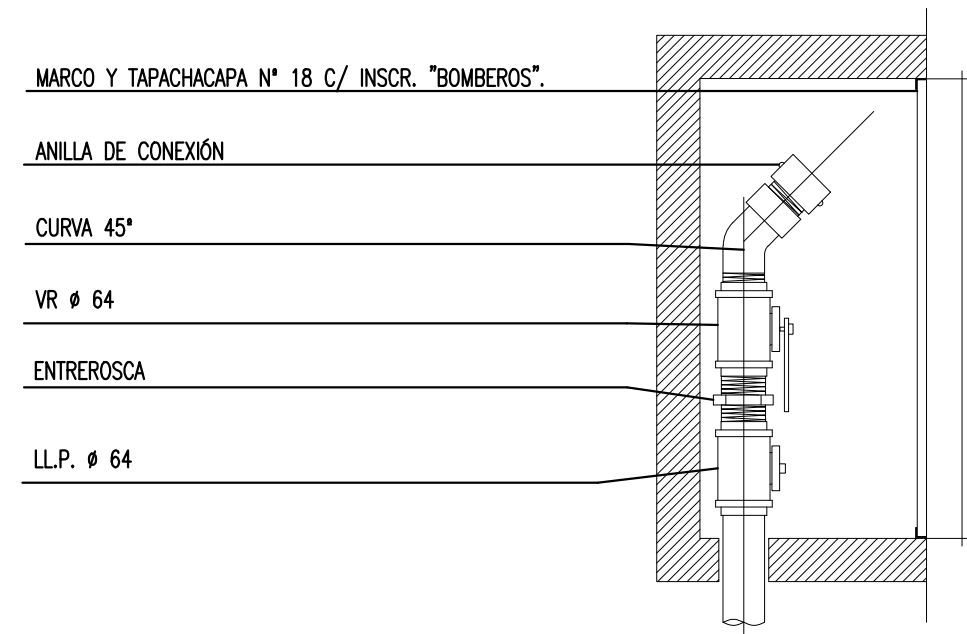


DETALLE CONEXION TANQUE PULMON

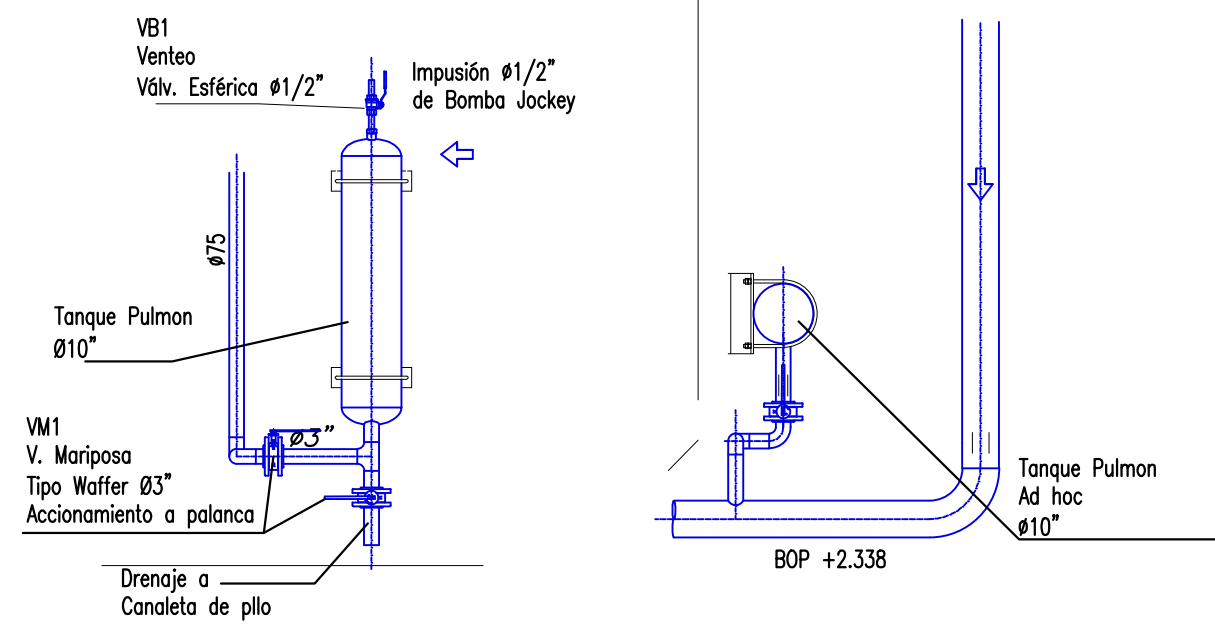


DETALLE CONEXION BOMBA JOCKEY

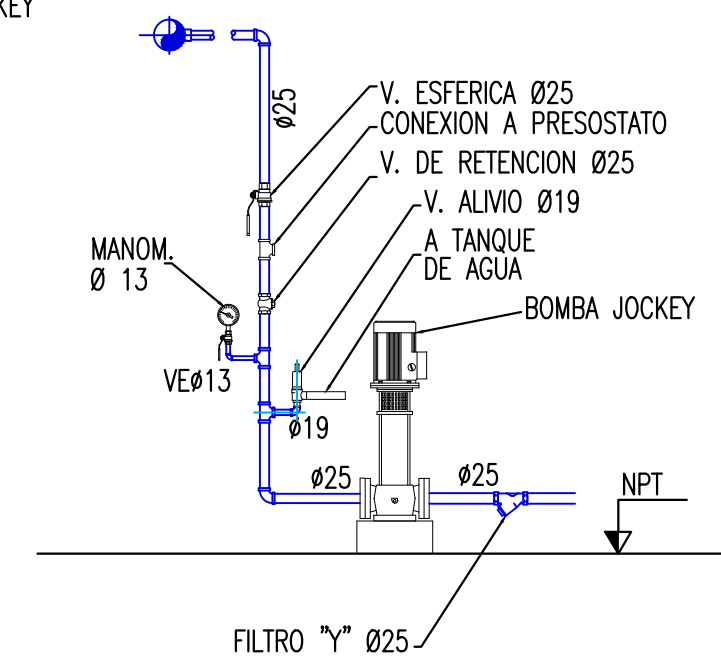

DETALLE GABINETES DE HIDRANTES EXTERIORES

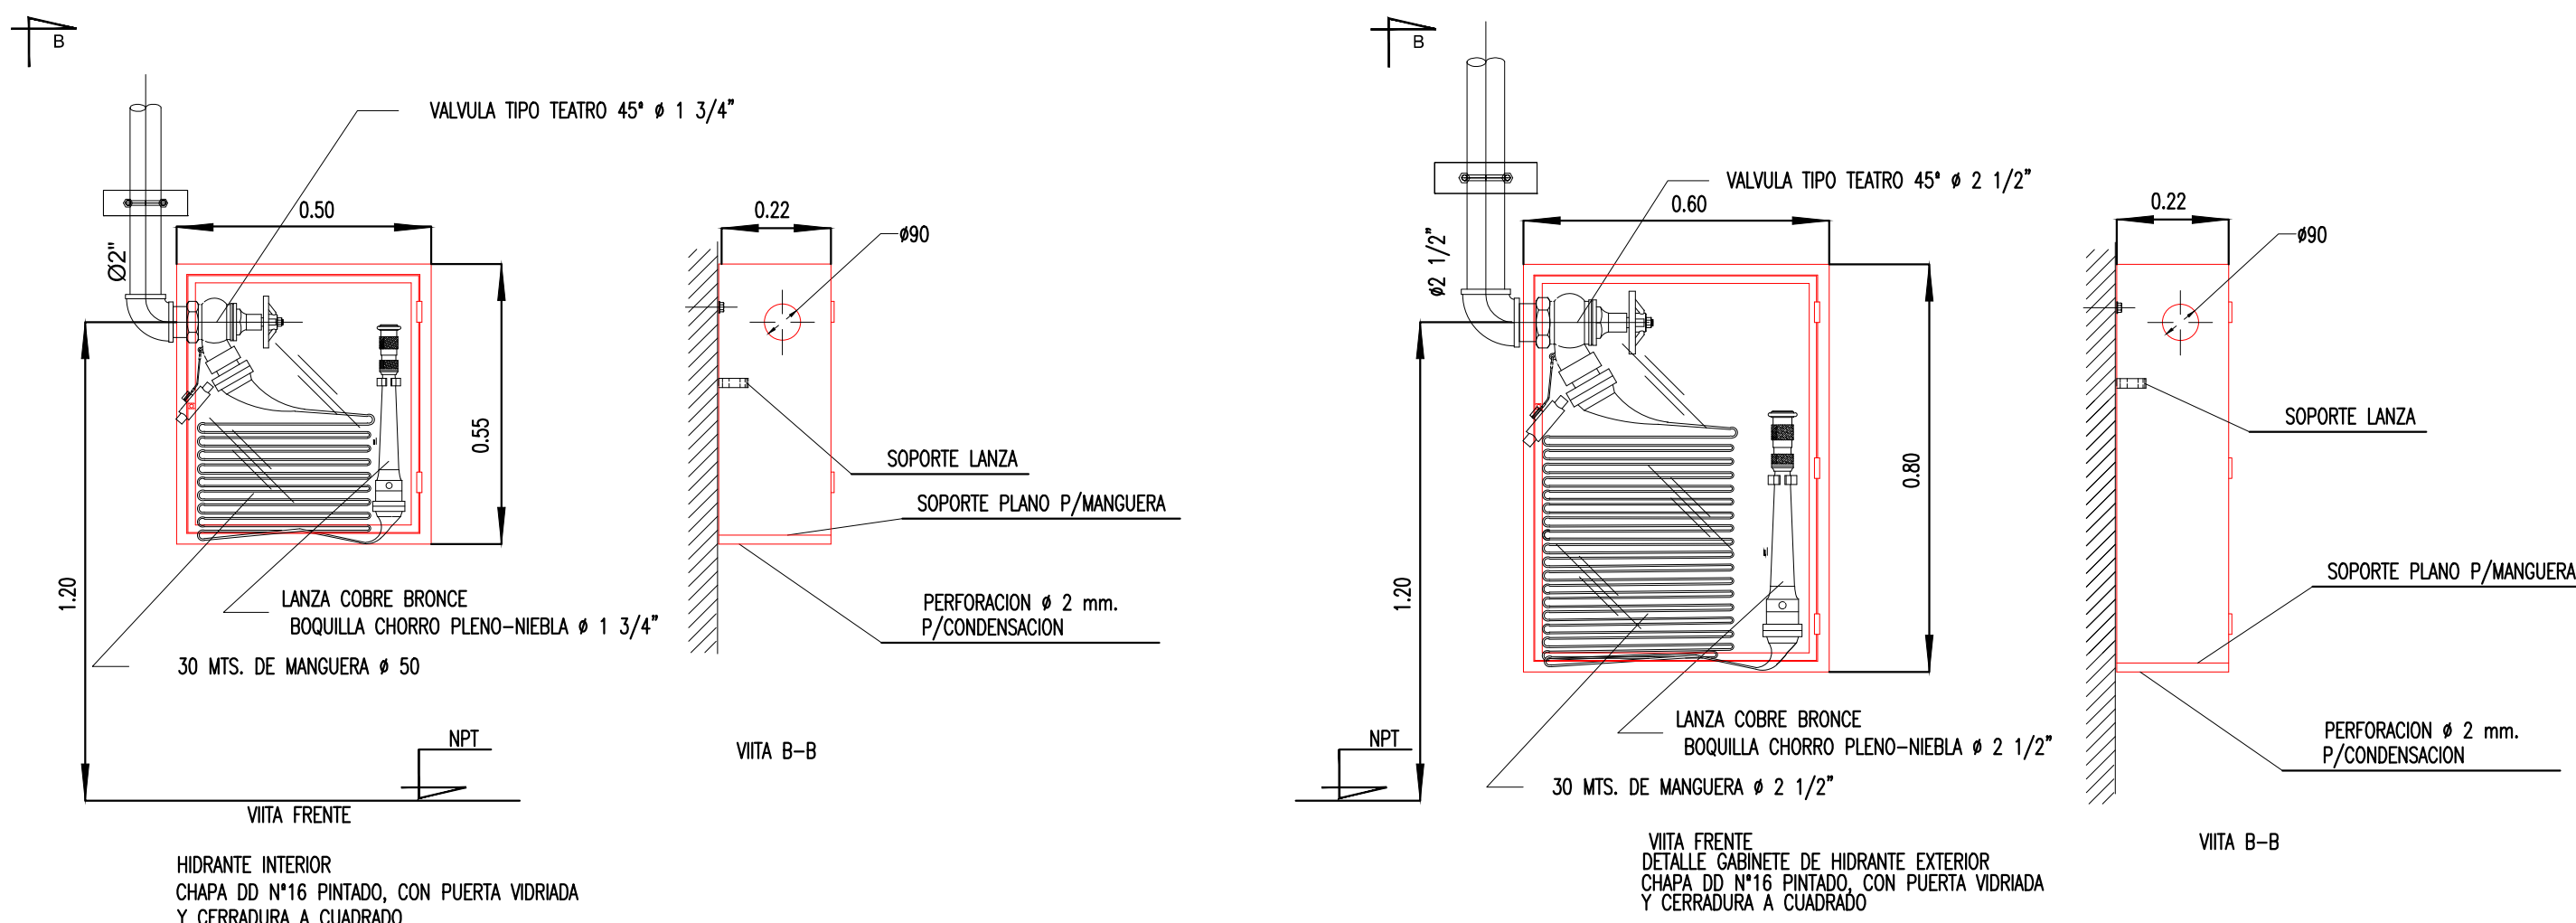

DETALLE GABINETES DE HIDRANTES INTERIORES + MATAFUEGO.

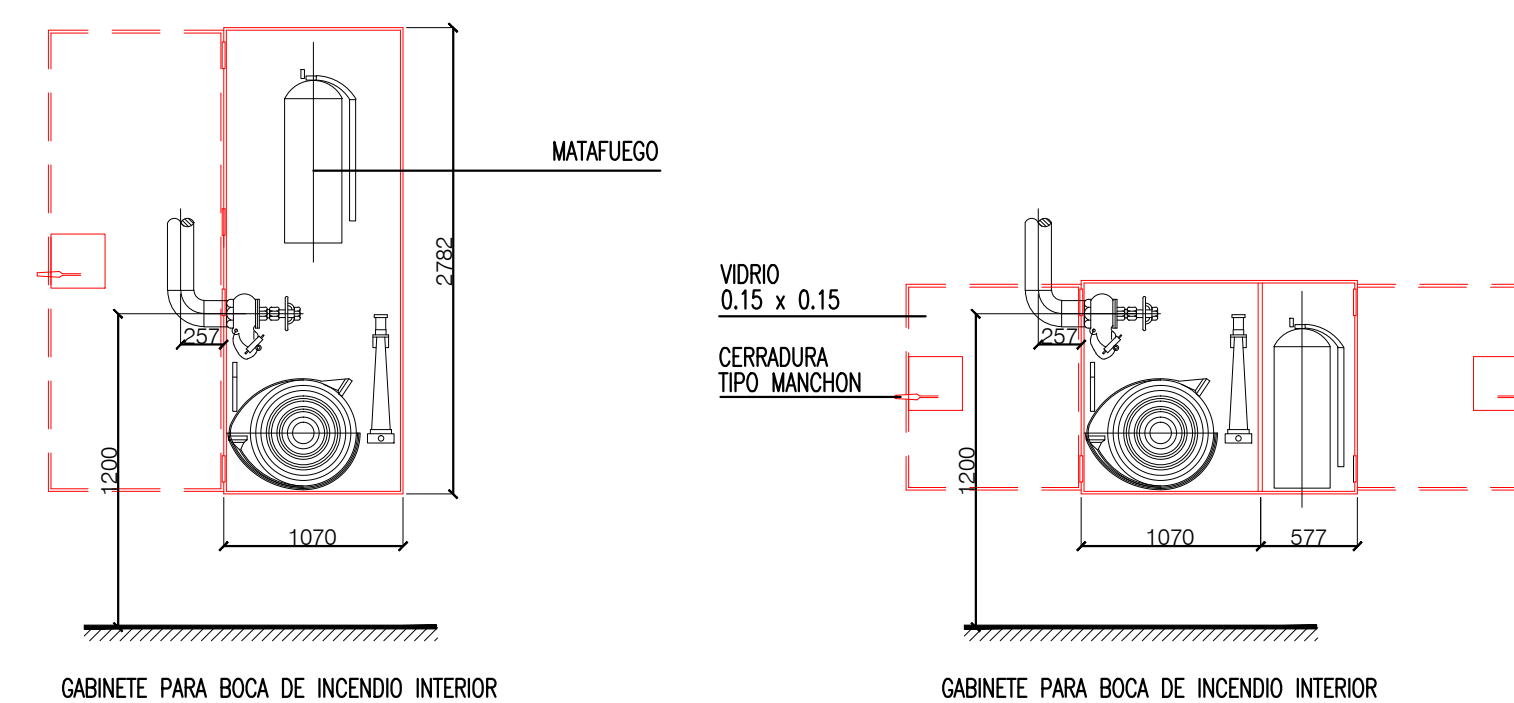

DETALLE GABINETE PARA HIDRANTES INTERIORES S/ESC.

